
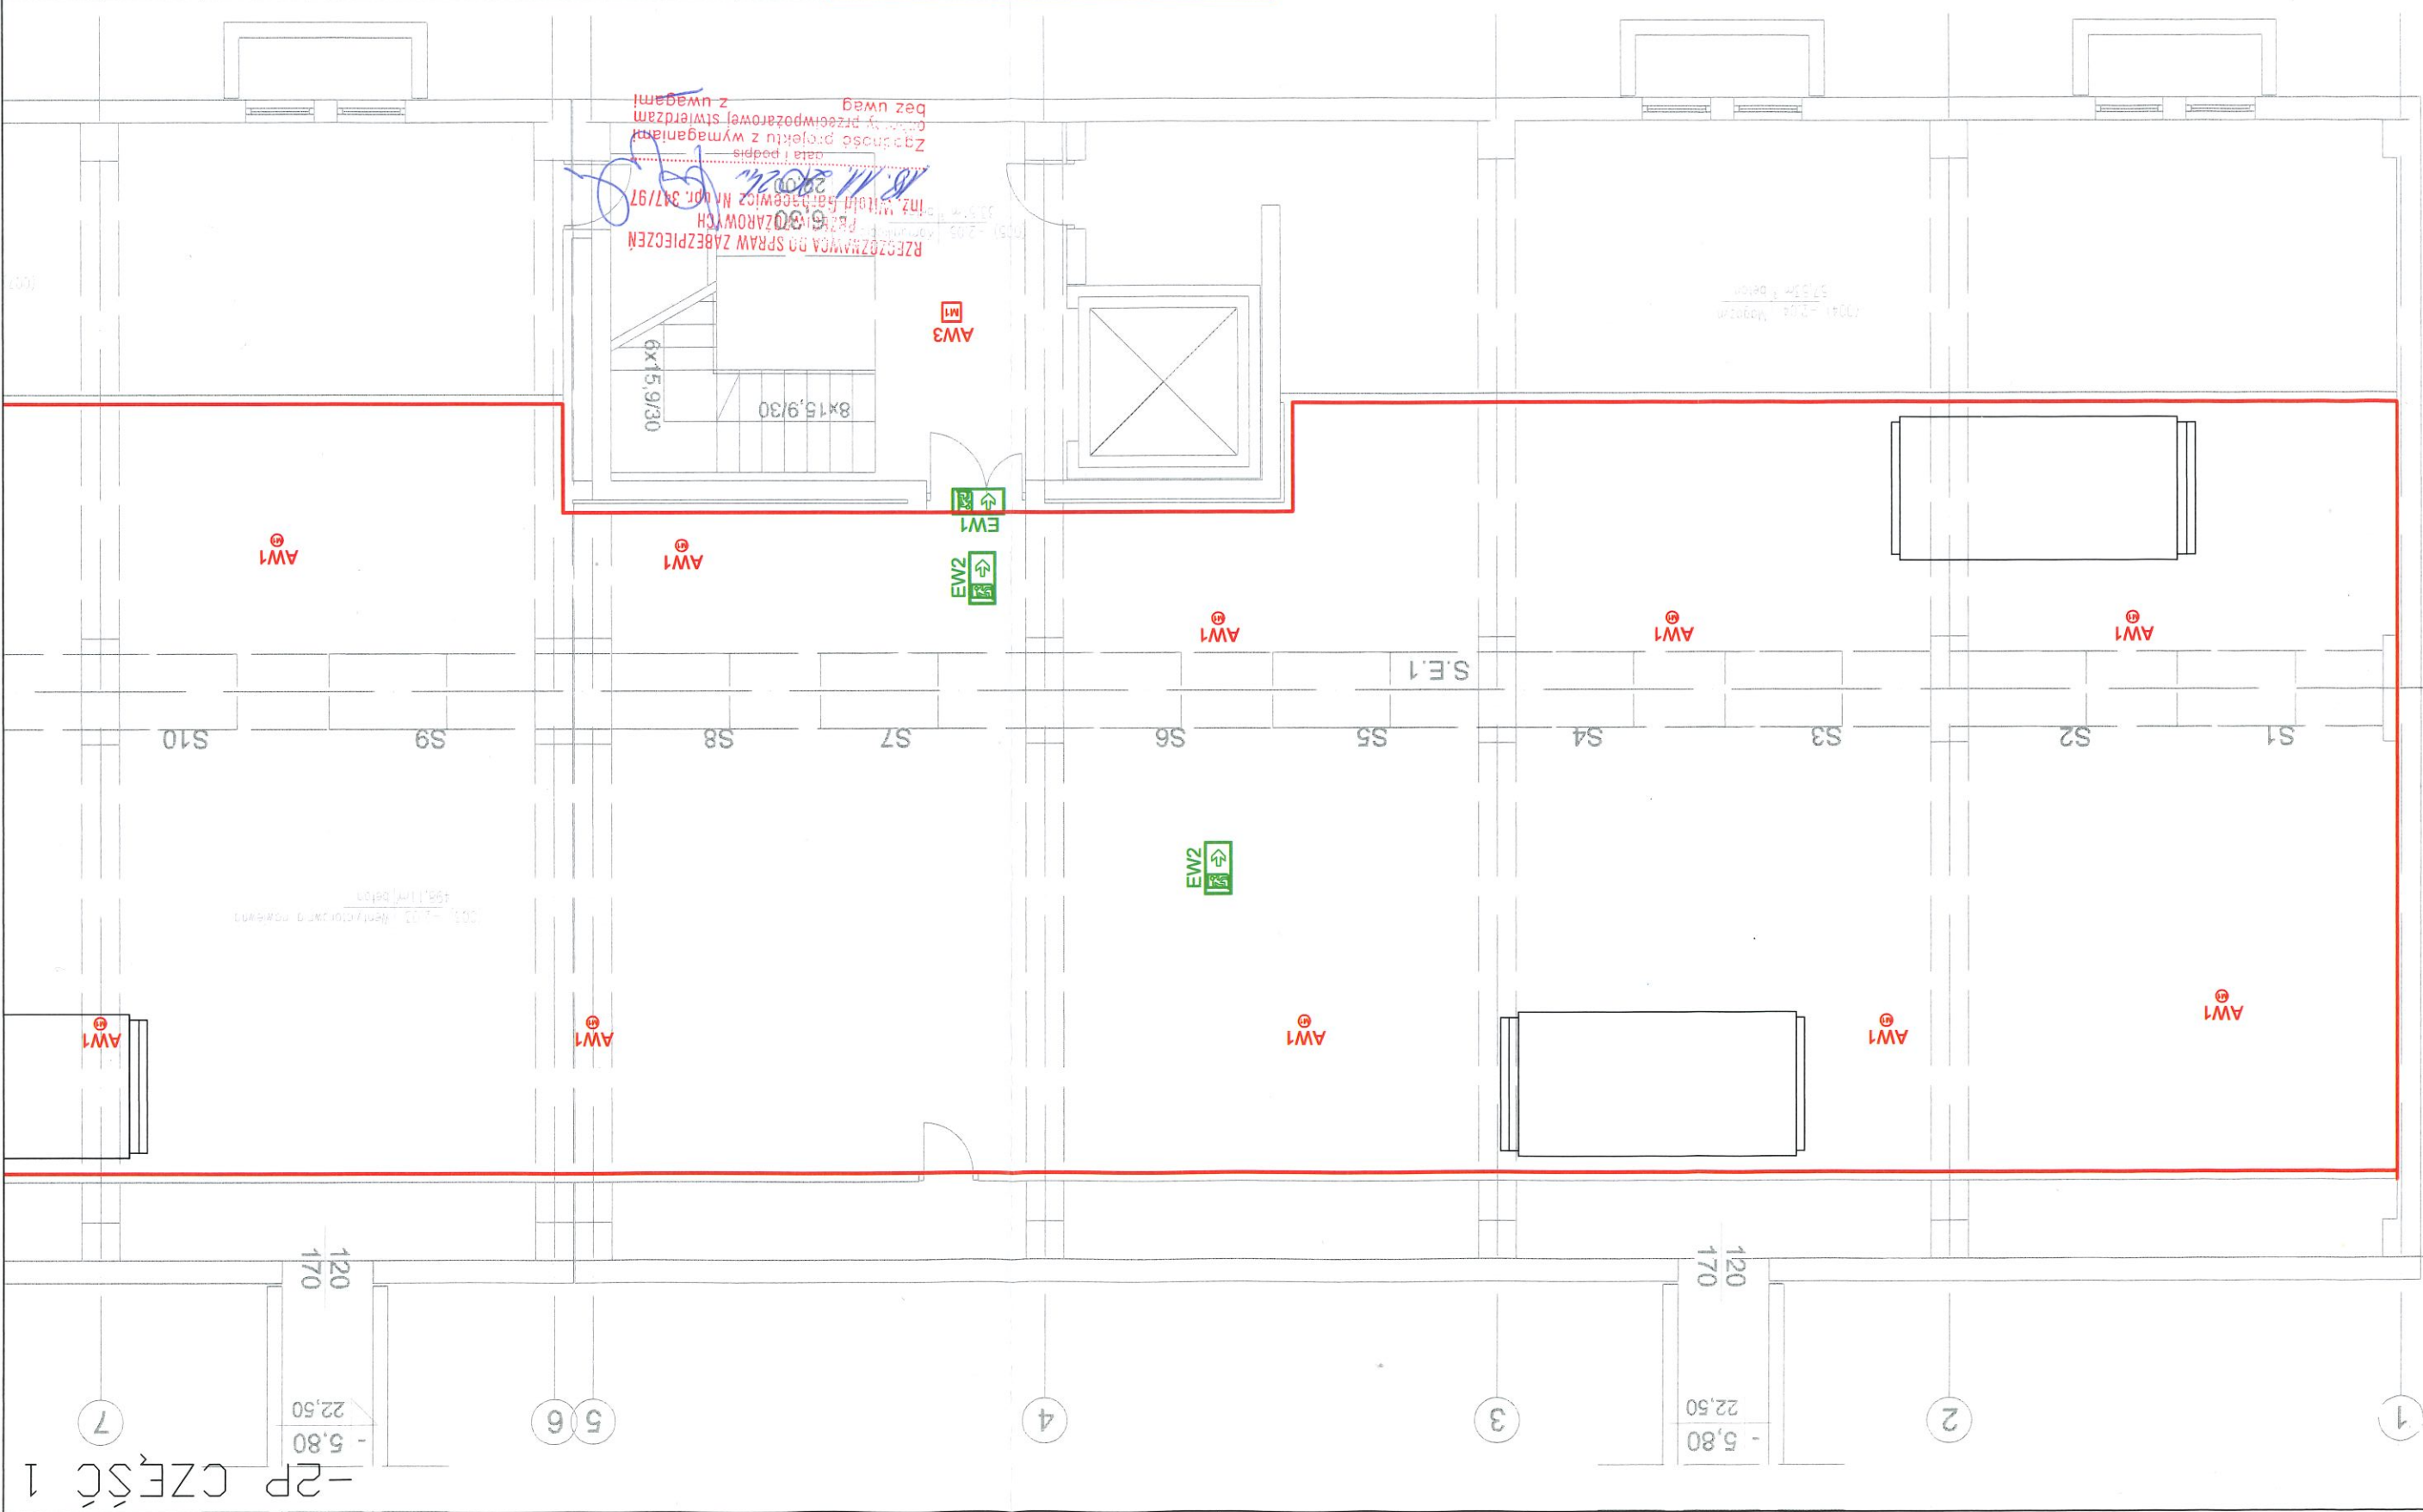


A diagram showing a horizontal rectangle divided into two equal parts by a vertical line. The right-hand part of the rectangle is enclosed in a red border, while the left-hand part is not.


1. Należy przewidzieć dodatkowe oprawy oświetlenia nad każde urządzenie pomp, punkt pierwszeli pomocy i przycisk alarmowy;
2. Oprawy dostawiające urządzenia poz. montować na wysokości 2,5-m na wygięciu lub zwieszając np. „na sztywno”;
3. Należy przewidzieć oprawy bezspadnie w pobliżu źródeł ciepła i/lub chłodu (urządzenia NH₂).

Opway anyline TM Technologie CB	
ITECH M1 CBA W AV1, TM-ITM1CBA060V	AV1
ITECH C1 CBA W AV2, TM-IT-C1CBA060V	AV2
DNTEC R M1 CBA W AV3, TM-DRM1CBA000V	AV3
DNTEC R C1 CBA W AV4, TM-DR-C1CBA000V	AV4
DNTEC S M1 CBA W AV5, TM-AKC.S010V	AV5
DNTEC S20 M2X CBA W EV1, EV2TM-S2MXCBA060V	AV6
DNTEC S20 M2X CBA W EV1, EV2TM-S2MXCBA060V + FLG6A TM-AKC.S206	AV7

[illegible]

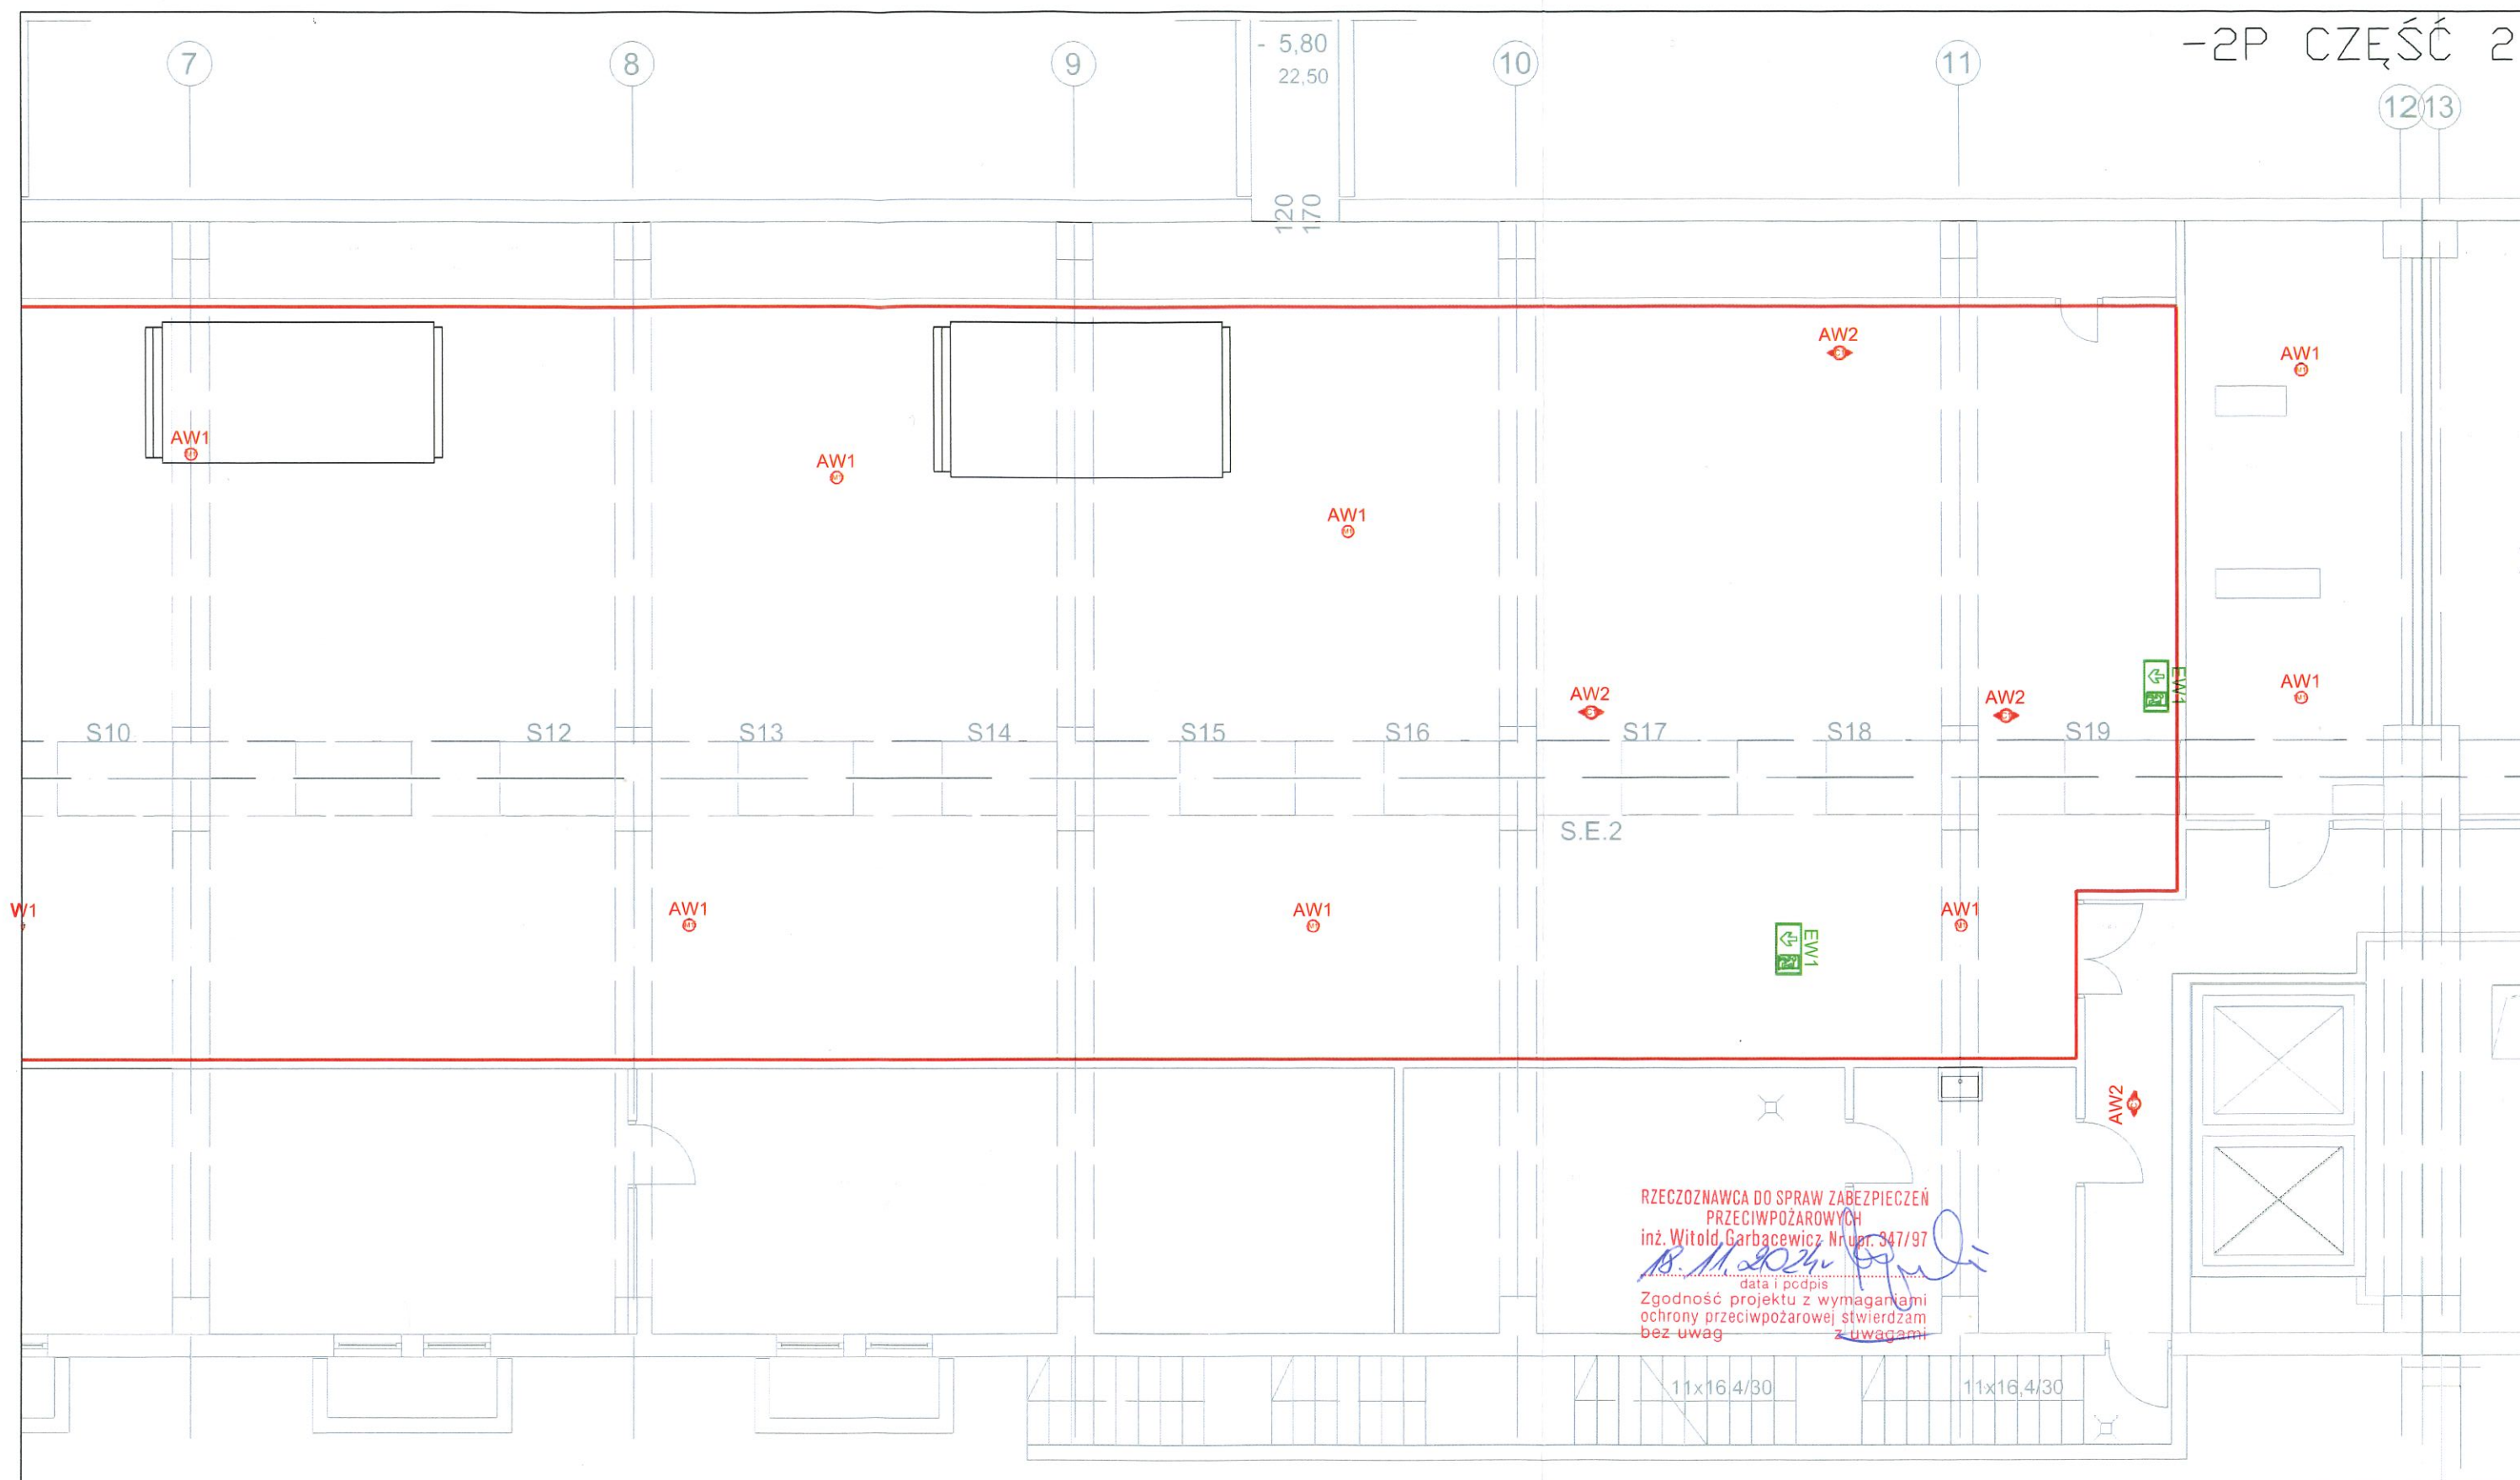

 
Część wysoka, poziom -2



 - zakres opracowania

	Oprawy awaryjne TM Technologie CB
AW1 	ITECH MI CBA W AW1, TM-IT.MICBA060W
AW2 	ITECH CI CBA W AW2, TM-IT.CICBA060W
AW3 	DNTEC R MI CBA W AW3, TM-DR.MICBA000W
AW4 	DNTEC R CI CBA W AW4, TM-DR.CICBA000W
AW5 	DNTEC S W1 CBA W AW5, TM-AKC.OS010W
EW1 	DNTEC S20 M2X CBA W EW1, EW2TM-S2.MXCBA060W
EW2 	DNTEC S20 M2X CBA W EW1, EW2TM-S2.MXCBA060W + FLAGA TM-AKC.S206

Nr rew.	Opis zmian	Data	Projektant	Sprawdzający
Nazwa inwestycji:	Zaprojektowanie i wykonanie modernizacji wentylacji i klimatyzacji w budynku Collegium Biomedyczne GUM zgodnie z umową nr: GUM2022UP0411 z dnia 08.11.2022 roku		 80-822 Gdańsk ul. Żabi Kruk 16 tel./fax: 058 301 67 59 info@proremagro.com.pl	
Objekt:	Budynek CBM na terenie UCK			
Adres:	Uniwersyteckie Centrum Kliniczne ul. Dębinki 7			
Nazwa rysunku:	Projekt instalacji oświetlenia ewakuacyjnego Część wysoka, wentylatornia poziom -2			
Stanowisko:	Stanowisko:	Nr uprawnień		
Opracował:	mgr inż. Zbigniew Konopka	Upr. Nr.: POM/0239/PGE/21		Bronza: Elektryczna
Opracował:	mgr inż. Marcin Cyocki	Upr. Nr.: POM/0319/PGE/18		Nr proj: 477
Opracował:				Faza:
Opracował:				Data: 11.2024
				Skala: 1/100

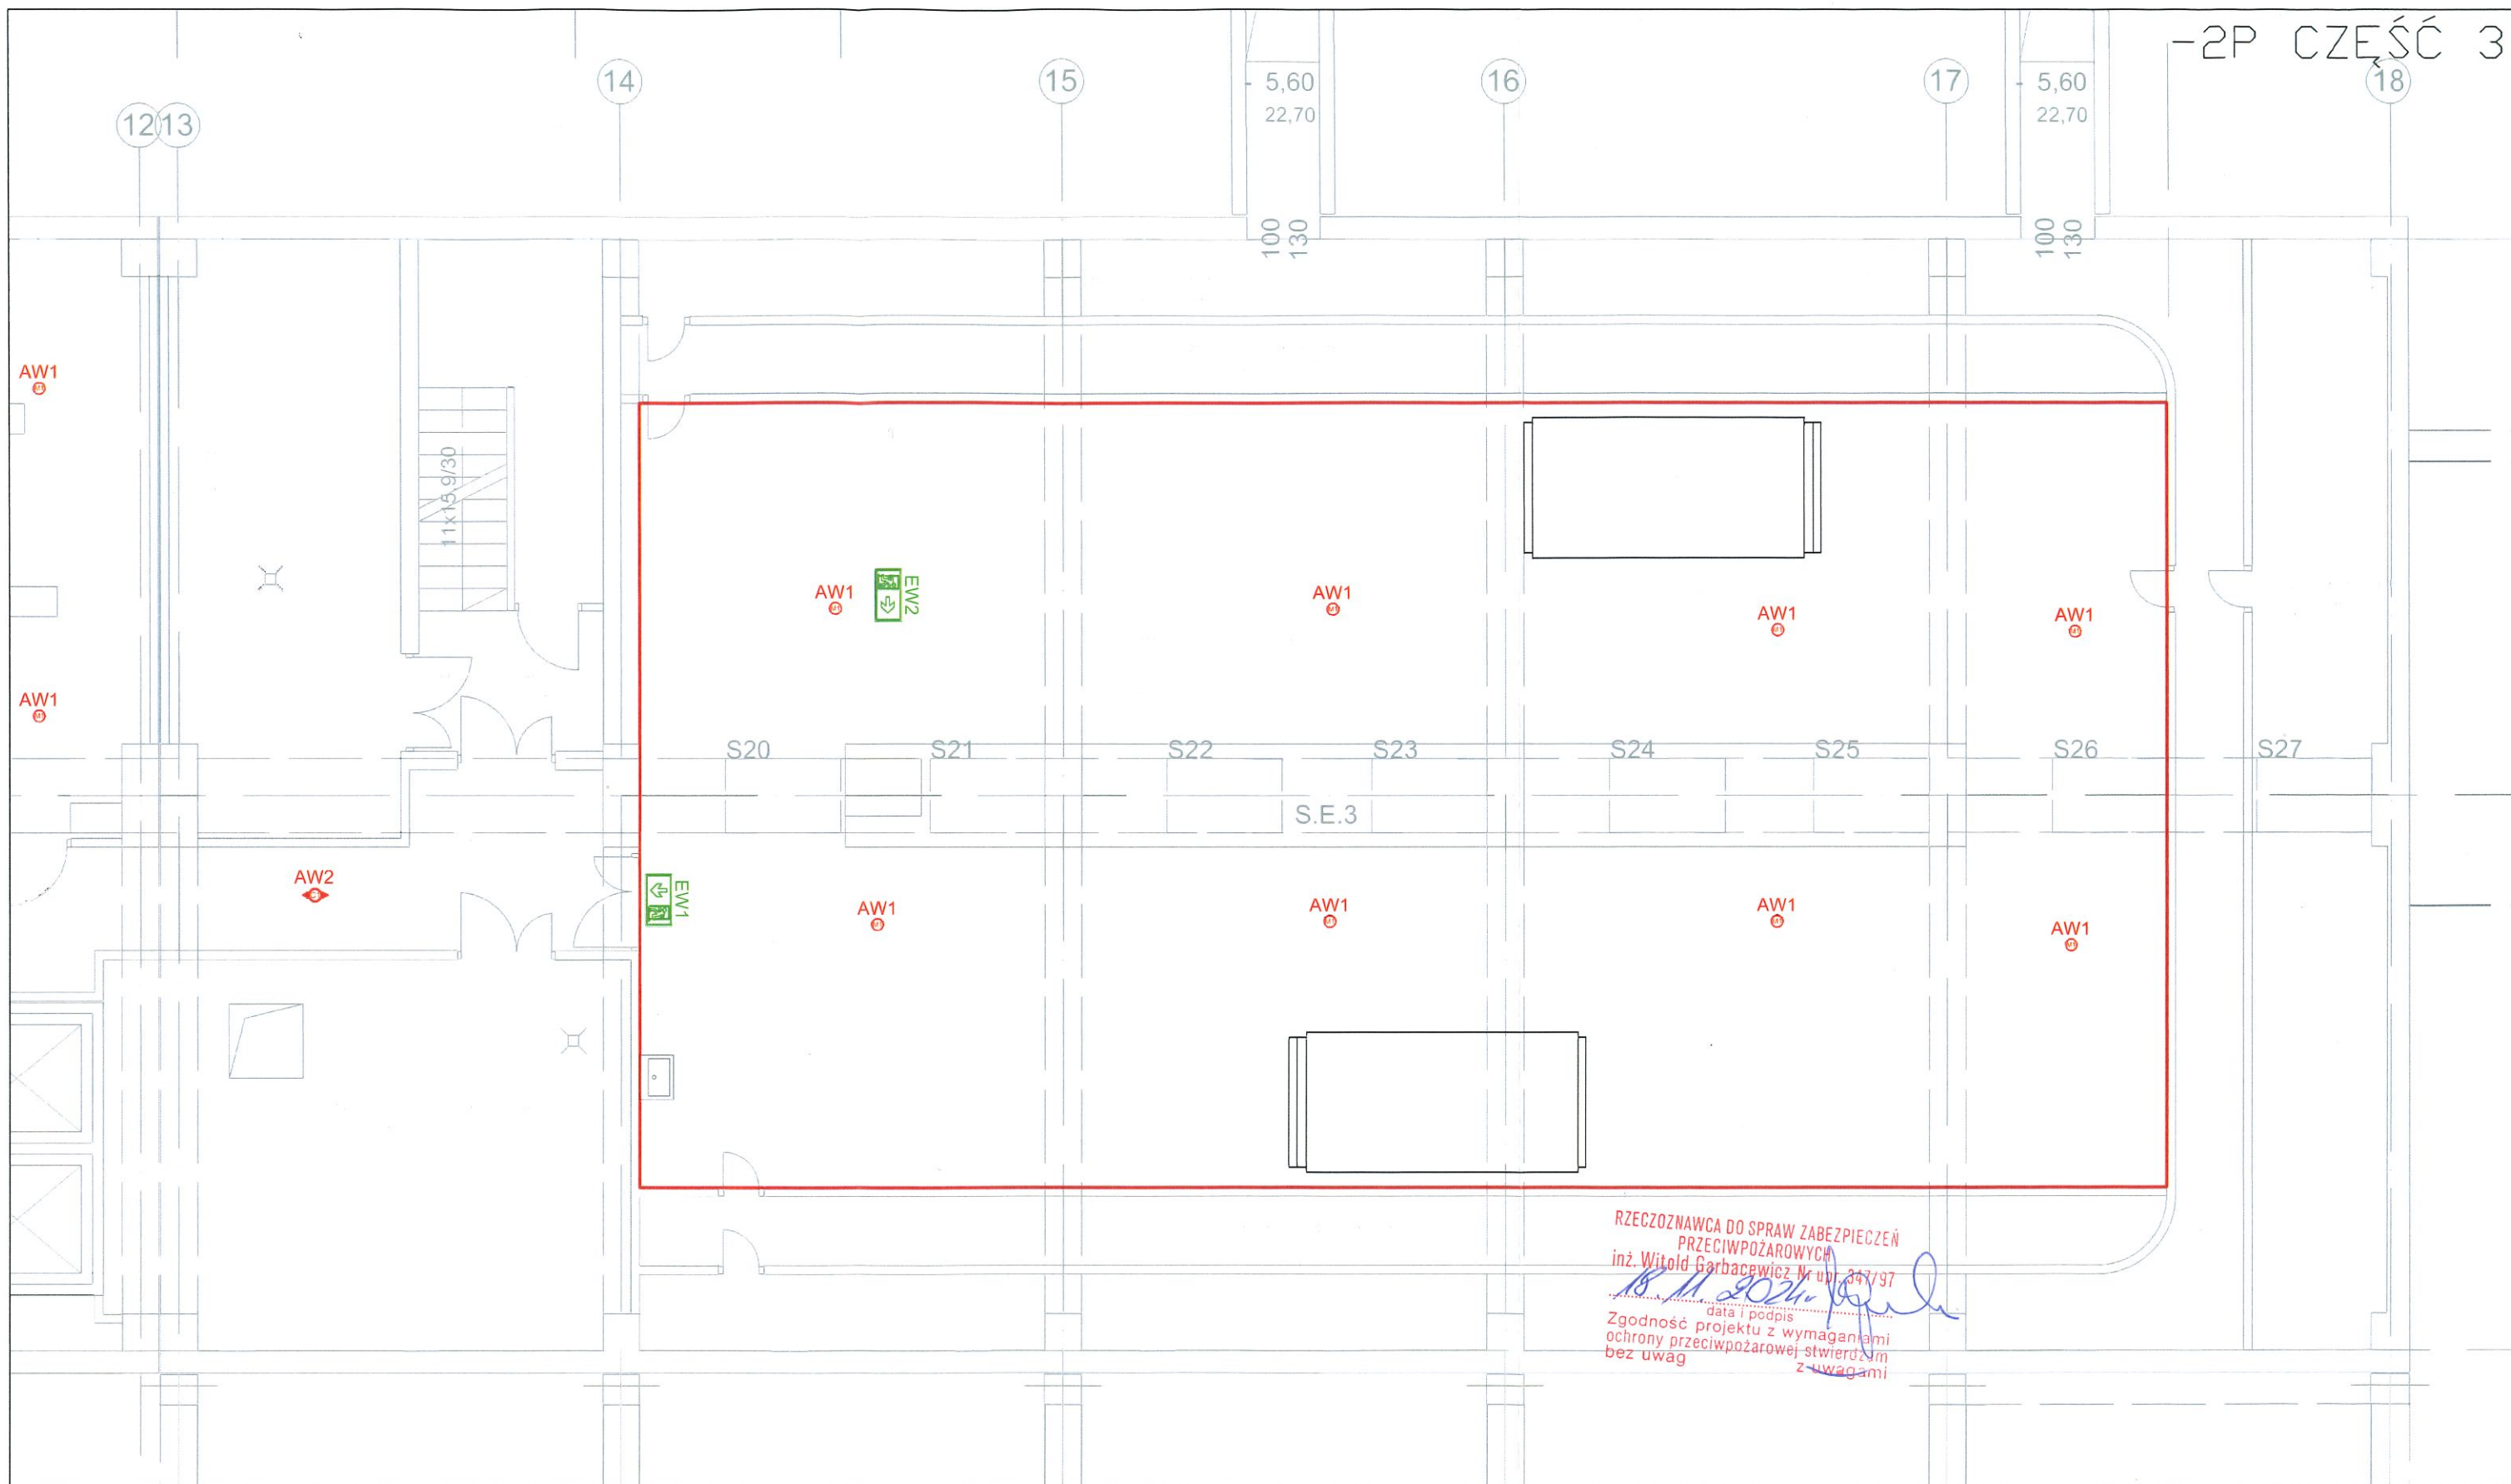


Część wysoka, poziom -2



— zakres opracowania


	Oprawy awaryjne TM Technologie CB
AW1 	ITECH M1 CBA W AW1, TM-IT.MICBA060W
AW2 	ITECH C1 CBA W AW2, TM-IT.C1CBA060W
AW3 	DNTEC R M1 CBA W AW3, TM-DR.MICBA000W
AW4 	DNTEC R C1 CBA W AW4, TM-DR.C1CBA000W
AW5 	DNTEC S W1 CBA W AW5, TM-AKC.DS010W
EW1 	DNTEC S20 M2X CBA W EW1, EW2TM-S2MXXCBA060W
EW2 	DNTEC S20 M2X CBA W EW1, EW2TM-S2MXXCBA060W + FLAGA TM-AKC.S206

 
Nr rew.	Opis zmian	Data	Projektant	Sprawdzający
Nazwa inwestycji:	Zaprojektowanie i wykonanie modernizacji wentylacji i klimatyzacji w budynku Collegium Biomedicum GUM zgodnie z umową nr GUM2022JP0411 z dnia 08.11.2022 roku			
Obiekt:	Budynek CBM na terenie UCK			
Adres:	Uniwersyteckie Centrum Kliniczne ul. Dębinki 7			
Nazwa rysunku:	Projekt instalacji oświetlenia ewakuacyjnego			
	Część wysoka, wentylatomia poziom -2			
Stanowisko:	Stanowisko:	Nr uprawnień	Podpis	Branża: Elektryczna Nr proj: 477 Faza: Data: 11.2024 Skala: 1/100
Opracował:	mgr inż. Zbigniew Konopka	Upr. Nr.: POM/0239/PBE/21		
Opracował:	mgr inż. Marcin Cyocki	Upr. Nr.: POM/0319/PBE/18		
Opracował:				
Opracował:				

+8P CZĘŚĆ 1




	Oprawy awaryjne TM Technologie CB
AW1	ITECH MI CBA W AW1, TM-IT.MICBA060W
AW2	ITECH CI CBA W AW2, TM-IT.CICBA060W
AW3	DNTEC R MI CBA W AW3, TM-DR.MICBA000W
AW4	DNTEC R CI CBA W AW4, TM-DR.CICBA000W
AW5	DNTEC S W1 CBA W AW5, TM-AKC.QS010W
EW1	DNTEC S20 M2X CBA W EW1, EW2TM-S2.MXCBA060W
EW2	DNTEC S20 M2X CBA W EW1, EW2TM-S2.MXCBA060W + FLAGA TM-AKC.S206

 Nr rew.	Opis zmian	Data	Projektant	Sprawdzający
Nazwa inwestycji:	Zaprojektowanie i wykonanie modernizacji wentylacji i klimatyzacji w budynku Collegium Biomedicum GUM zgodnie z umową nr: GUM2022UP0411 z dnia 08.11.2022 roku		PROREM AGRO 80-822 Gdańsk ul. Żabi Kruk 16 tel./fax: 058 301 67 59 info@proremagro.com.pl	
Objekt:	Budynek CBM na terenie UCK			
Adres:	Uniwersyteckie Centrum Kliniczne ul. Dębinki 7			
Nazwa rysunku:	Projekt instalacji oświetlenia ewakuacyjnego Część wysoka, wentylatornia poziom +8 część 1			
Stanowisko:	Stanowisko:	Nr uprawnień		
Opracował:	mgr inż. Zbigniew Konopka	Upr. Nr.: POM/0239/PSE/21		Branża: Elektryczna
Opracował:	mgr inż. Marcin Cyocki	Upr. Nr.: POM/0319/PSE/18		Nr. proj: 477
Opracował:				Faza:
Opracował:				Data: 11.2024
				Skala: 1/100

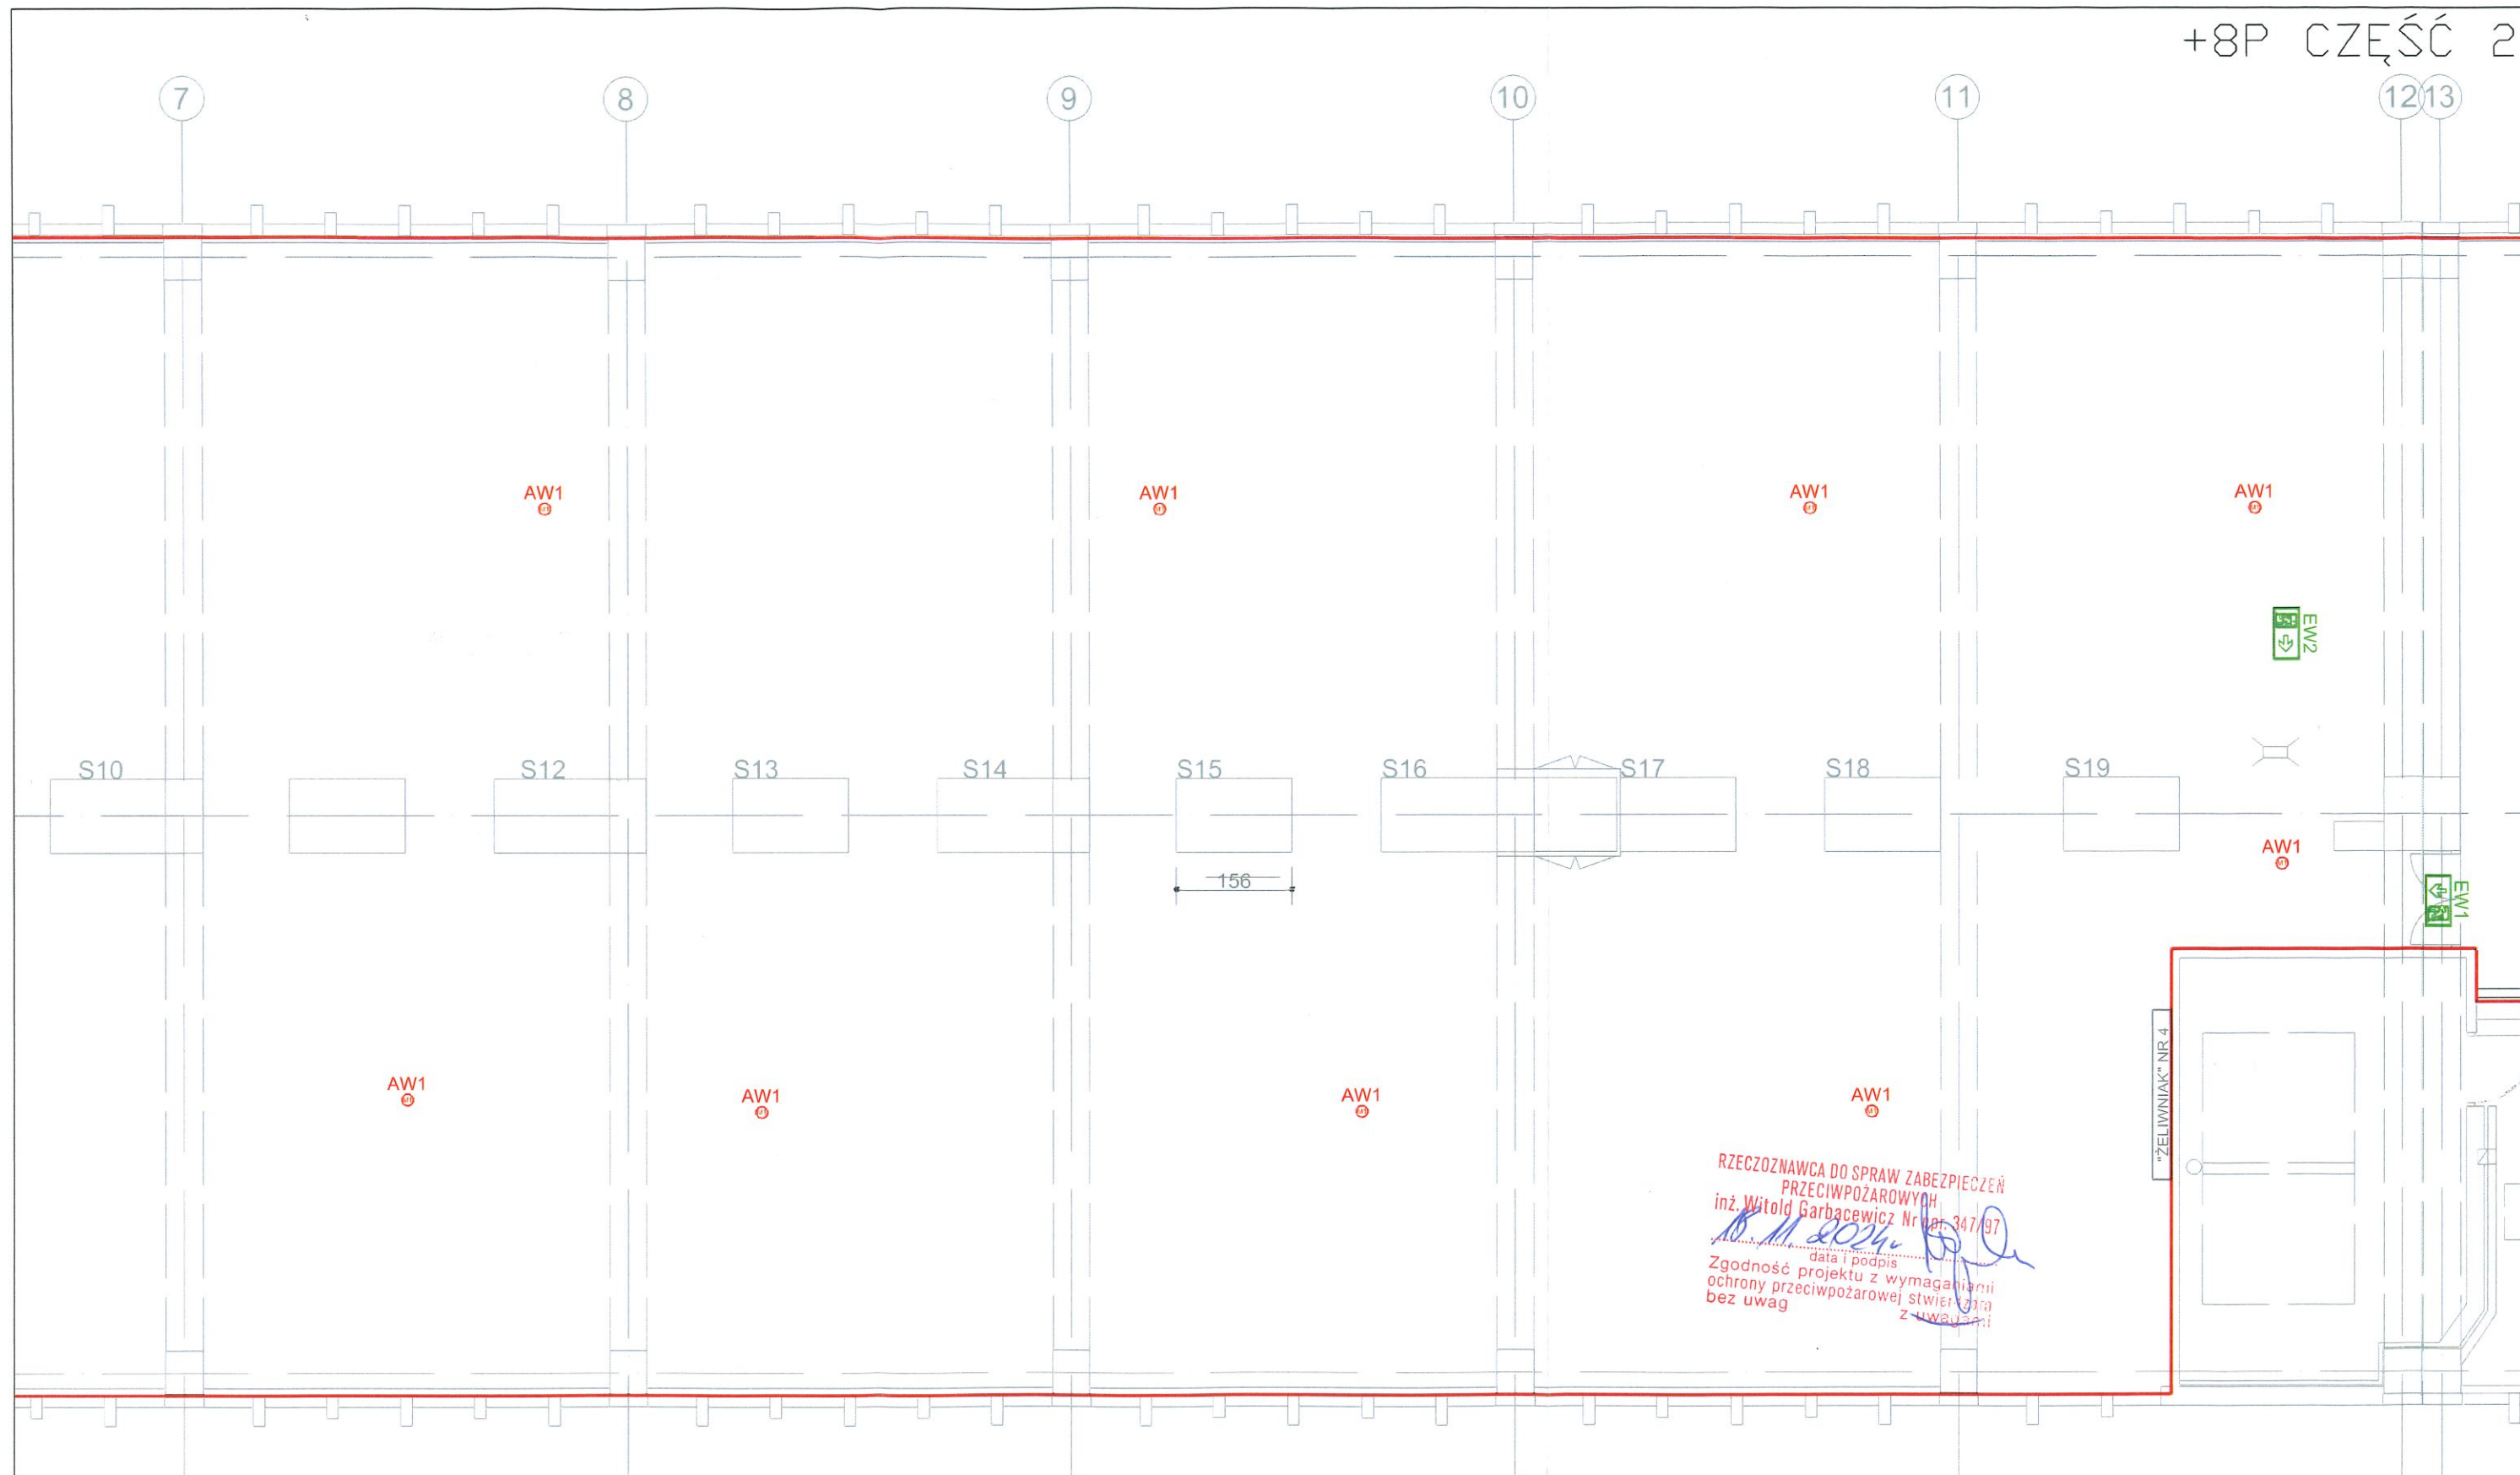

RZECZOZNAWCA DO SPRAW ZABEZPIECZEŃ
PRZECIWOPOŻAROWYCH
inż. Witold Garbacewicz Nr. 347/97
18.11.2024
Zgodność projektu z wymaganiami
ochrony przeciwpożarowej stwierdzona
bez uwag

 Część wysoka, poziom +8




— zakres opracowania

Oprawy awaryjne TM Technologie CB	
AW1	ITECH M1 CBA W AW1, TM-IT.MICBA060W
AW2	ITECH C1 CBA W AW2, TM-IT.CICBA060W
AW3	DNTEC R M1 CBA W AW3, TM-DR.MICBA000W
AW4	DNTEC R C1 CBA W AW4, TM-DR.CICBA000W
AW5	DNTEC S W1 CBA W AW5, TM-AKC.DS010W
EW1	DNTEC S20 M2X CBA W EW1, EW2TM-S2.MXCBA060W
EW2	DNTEC S20 M2X CBA W EW1, EW2TM-S2.MXCBA060W
+ FLAGA TM-AKC.S206	

Nr rew.	Opis zmian	Data	Projektant	Sprawdzający
Nazwa inwestycji:	Zaprojektowanie i wykonanie modernizacji wentylacji i klimatyzacji w budynku Collegium Biomedicum GUM zgodnie z umową nr GUM2022UP0411 z dnia 08.11.2022 roku			PROREM AGRO 80-822 Gdańsk ul. Żabi Kruk 16 tel./fax: 058 301 67 59 info@proremagro.com.pl
Obiekt:	Budynek CBM na terenie UCK			
Adres:	Uniwersyteckie Centrum Kliniczne ul. Dębinki 7			
Nazwa rysunku:	Projekt instalacji oświetlenia ewakuacyjnego Część wysoka, wentylatornia poziom +8 część 2			
Stanowisko:	Stanowisko:	Nr uprawnień	Podpis	
Opracował:	mgr inż. Zbigniew Konopka	Up. Nr.: POM/0239/PSE/21		Branża: Elektryczna
Opracował:	mgr inż. Marcin Cyrocki	Up. Nr.: POM/0319/PSE/18		Nr proj: 477
Opracował:				Faza:
Opracował:				Data: 11.2024
Opracował:				Skala: 1/100

PROREM
AGRO

80-822 Gdańsk
ul. Żabi Kruk 16
tel./fax: 058 301 67 59
info@proremagro.com.pl

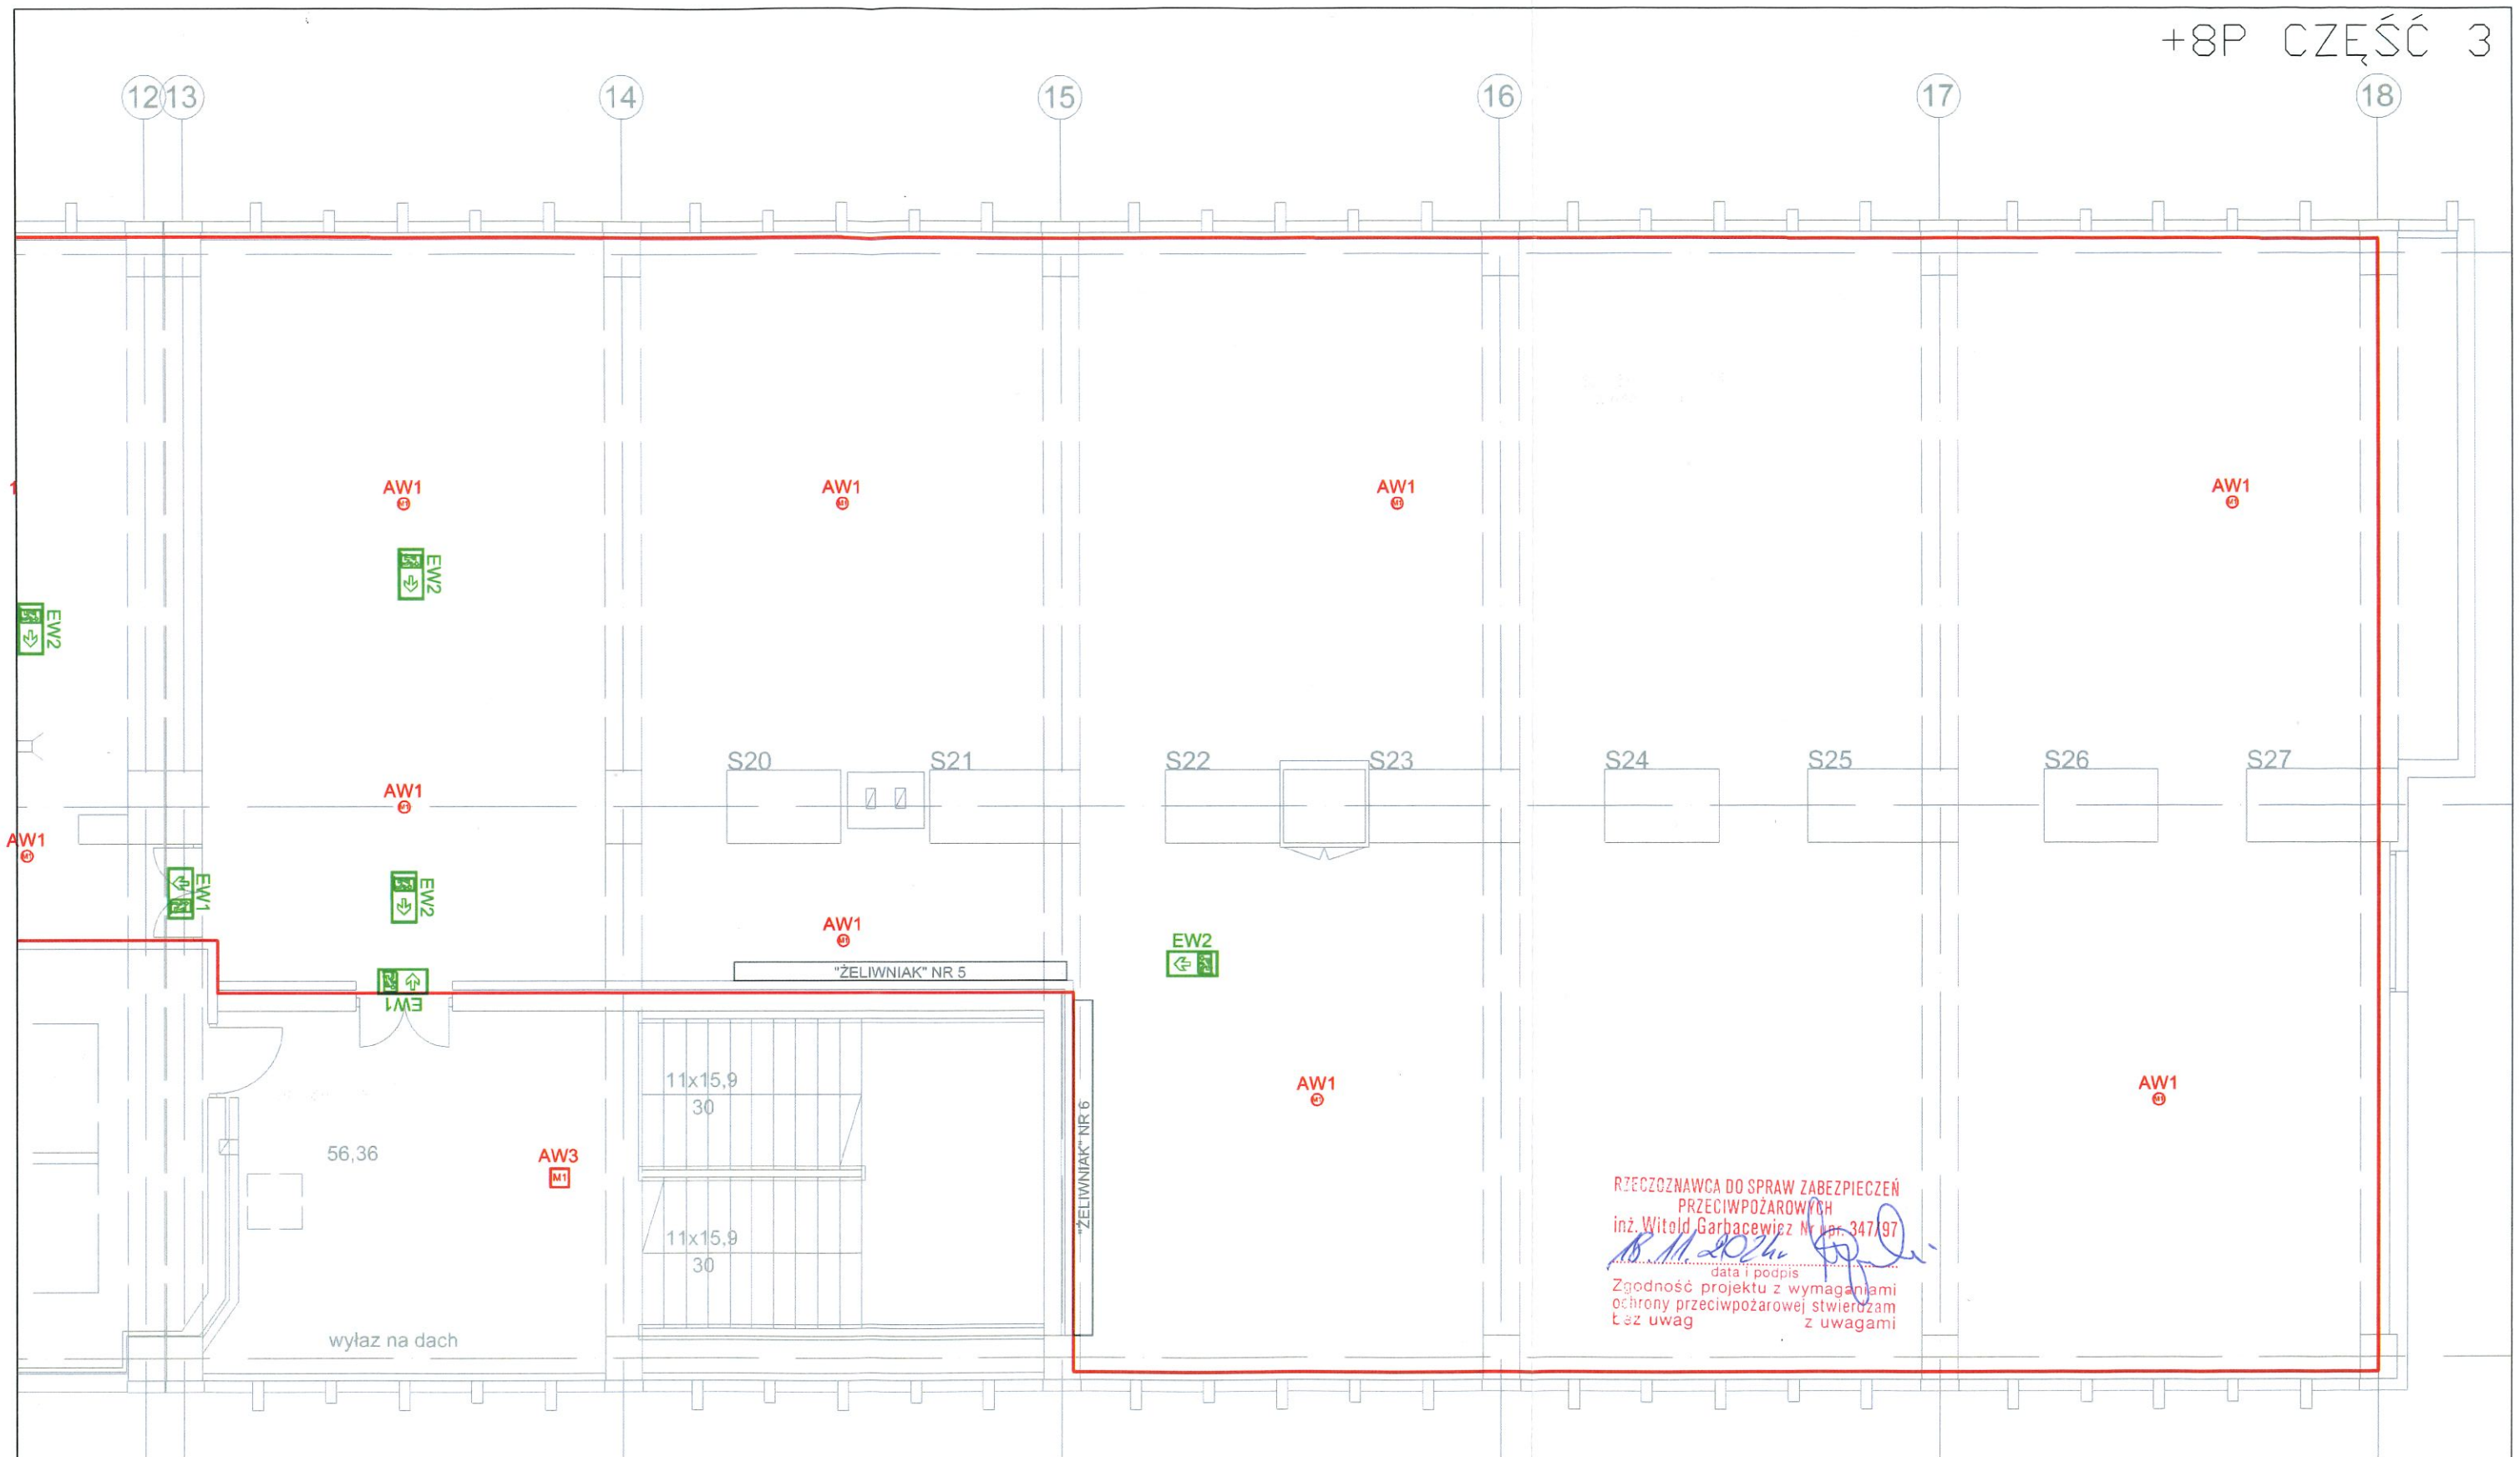

RZECZOZNAWCA DO SPRAW ZABEZPIECZEŃ
PRZECIWPOŻAROWYCH
inż. Witold Garbaczewski Nr. 347/97
data i podpis
Zgodność projektu z wymaganiami
ochrony przeciwpożarowej stwierdzam
bez uwag z uwagami

Część wysoka, poziom +8



— zakres opracowania


	Oprawy awaryjne TM Technologie CB
AW1	ITECH M1 CBA W AW1, TM-IT.MICBA060W
AW2	ITECH C1 CBA W AW2, TM-IT.C1CBA060W
AW3	ONTEC R M1 CBA W AW3, TM-OR.MICBA000W
AW4	ONTEC R C1 CBA W AW4, TM-OR.C1CBA000W
AW5	ONTEC S W1 CBA W AW5, TM-AKC.OS010W
EW1	ONTEC S20 M2X CBA W EW1, EW2TM-S2.MXCBA060W
EW2	ONTEC S20 M2X CBA W EW1, EW2TM-S2.MXCBA060W + FLAGA TM-AKC.S206

Nr rew.	Opis zmian	Data	Projektant	Sprawdzający
Nazwa inwestycji:	Zaprojektowanie i wykonanie modernizacji wentylacji i klimatyzacji w budynku Collegium Biomedicum GUM zgodnie z umową nr GUM2022UP0411 z dnia 08.11.2022 roku			
Obiekt:	Budynek CBM na terenie UCK			
Adres:	Uniwersyteckie Centrum Kliniczne ul. Dębinki 7			
Nazwa rysunku:	Projekt instalacji oświetlenia ewakuacyjnego Część wysoka, wentylatornia poziom +8			
Stanowisko:	Stanowisko:	Nr uprawnień	Podpis	Branża: Elektryczna
Opracował:	mgr inż. Zbigniew Konopka	Upr. Nr.: POM/0239/PBE/21		Nr proj.: 477
Opracował:	mgr inż. Marcin Cyrocki	Upr. Nr.: POM/0319/PBE/18		Faza:
Opracował:				Data: 11.2024
Opracował:				Skala: 1/100

PROREM
AGRO


80-822 Gdańsk
ul. Żabi Kruk 16
tel./fax: 058 301 67 59
info@proremagro.com.pl

WENTYLATORNIA NR 1 (ROTUNDA)

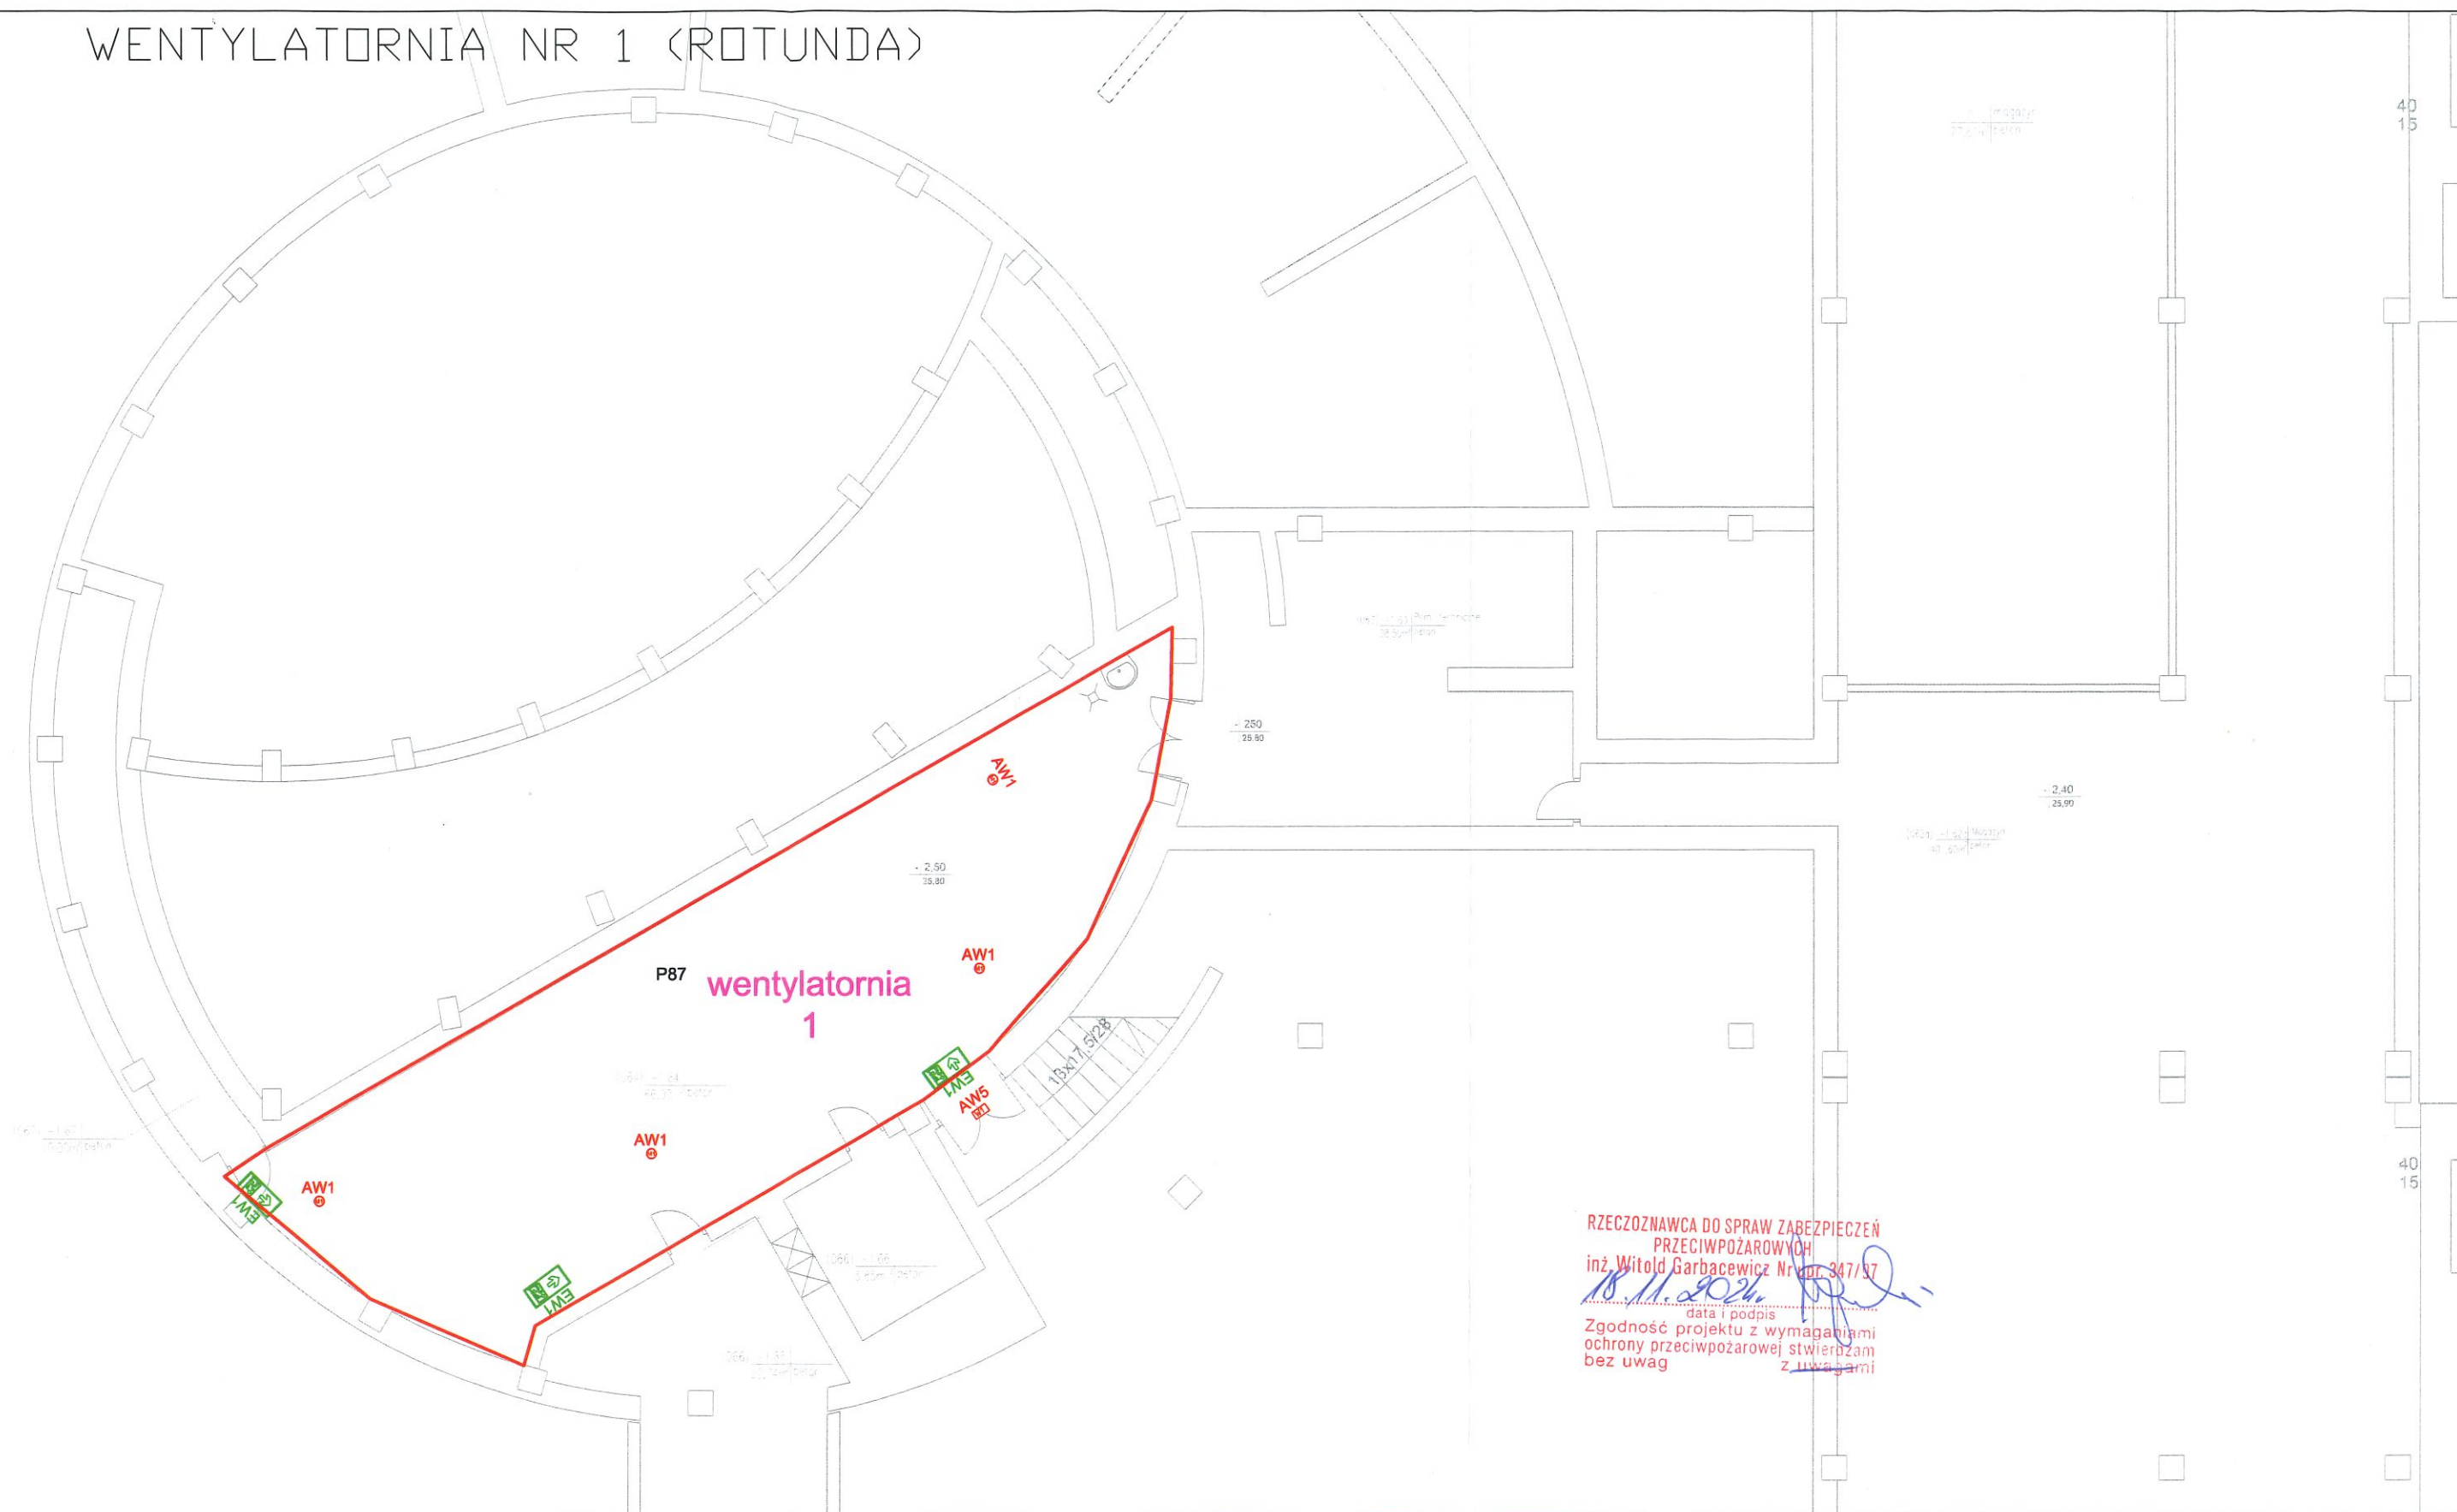

RZECZOZNAWCA DO SPRAW ZABEZPIECZEŃ
PRZECIWOPOŻAROWYCH
inż. Witold Garbacewicz Nr dop. 347/97
18.11.2024
Zgodność projektu z wymaganiami
ochrony przeciwpożarowej stwierdzam
bez uwag z uwagami

Część niska, poziom -1

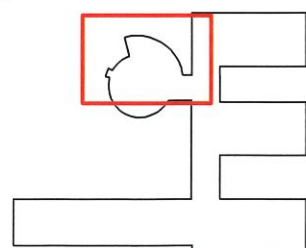

— zakres opracowania


Oprawy awaryjne TM Technologie CB	
AW1	ITECH M1 CBA W AW1, TM-IT.M1CBA060W
AW2	ITECH C1 CBA W AW2, TM-IT.C1CBA060W
AW3	DNTEC R M1 CBA W AW3, TM-DR.M1CBA000W
AW4	DNTEC R C1 CBA W AW4, TM-DR.C1CBA000W
AW5	DNTEC S W1 CBA W AW5, TM-AKC.S010W
EW1	DNTEC S20 M2X CBA W EW1, EW2TM-S2.MXCBA060W
EW2	DNTEC S20 M2X CBA W EW1, EW2TM-S2.MXCBA060W + FLAGA TM-AKC.S206

Nr rew.	Opis zmian	Data	Projektant	Sprawdzający
Nazwa inwestycji:	Zaprojektowanie i wykonanie modernizacji wentylacji i klimatyzacji w budynku Collegium Biomedicum GUM zgodnie z umową nr GUM2022UP0411 z dnia 08.11.2022 roku			
Objekt:	Budynek CBM na terenie UCK			
Adres:	Uniwersyteckie Centrum Kliniczne ul. Dębinki 7			
Nazwa rysunku:	Projekt instalacji oświetlenia ewakuacyjnego Część niska, poziom -1, wentylatornia nr. 1			
Stanowisko:	Stanowisko:	Nr uprawnień	Podpis	
Opracował:	mgr inż. Zbigniew Konopka	Upr. Nr.: POM/0239/PBE/21		
Opracował:	mgr inż. Marcin Cyrocki	Upr. Nr.: POM/0319/PBE/18		
Opracował:				
Opracował:				
			Branża: Elektryczna	
			Nr proj: 477	
			Faza:	
			Data: 11.2024	
			Skala: 1/100	

PROREM
AGRO


80-822 Gdańsk
ul. Żabi Kruk 16
tel./fax: 058 301 67 59
info@proremagro.com.pl

WENTYLATORNIA NR 2

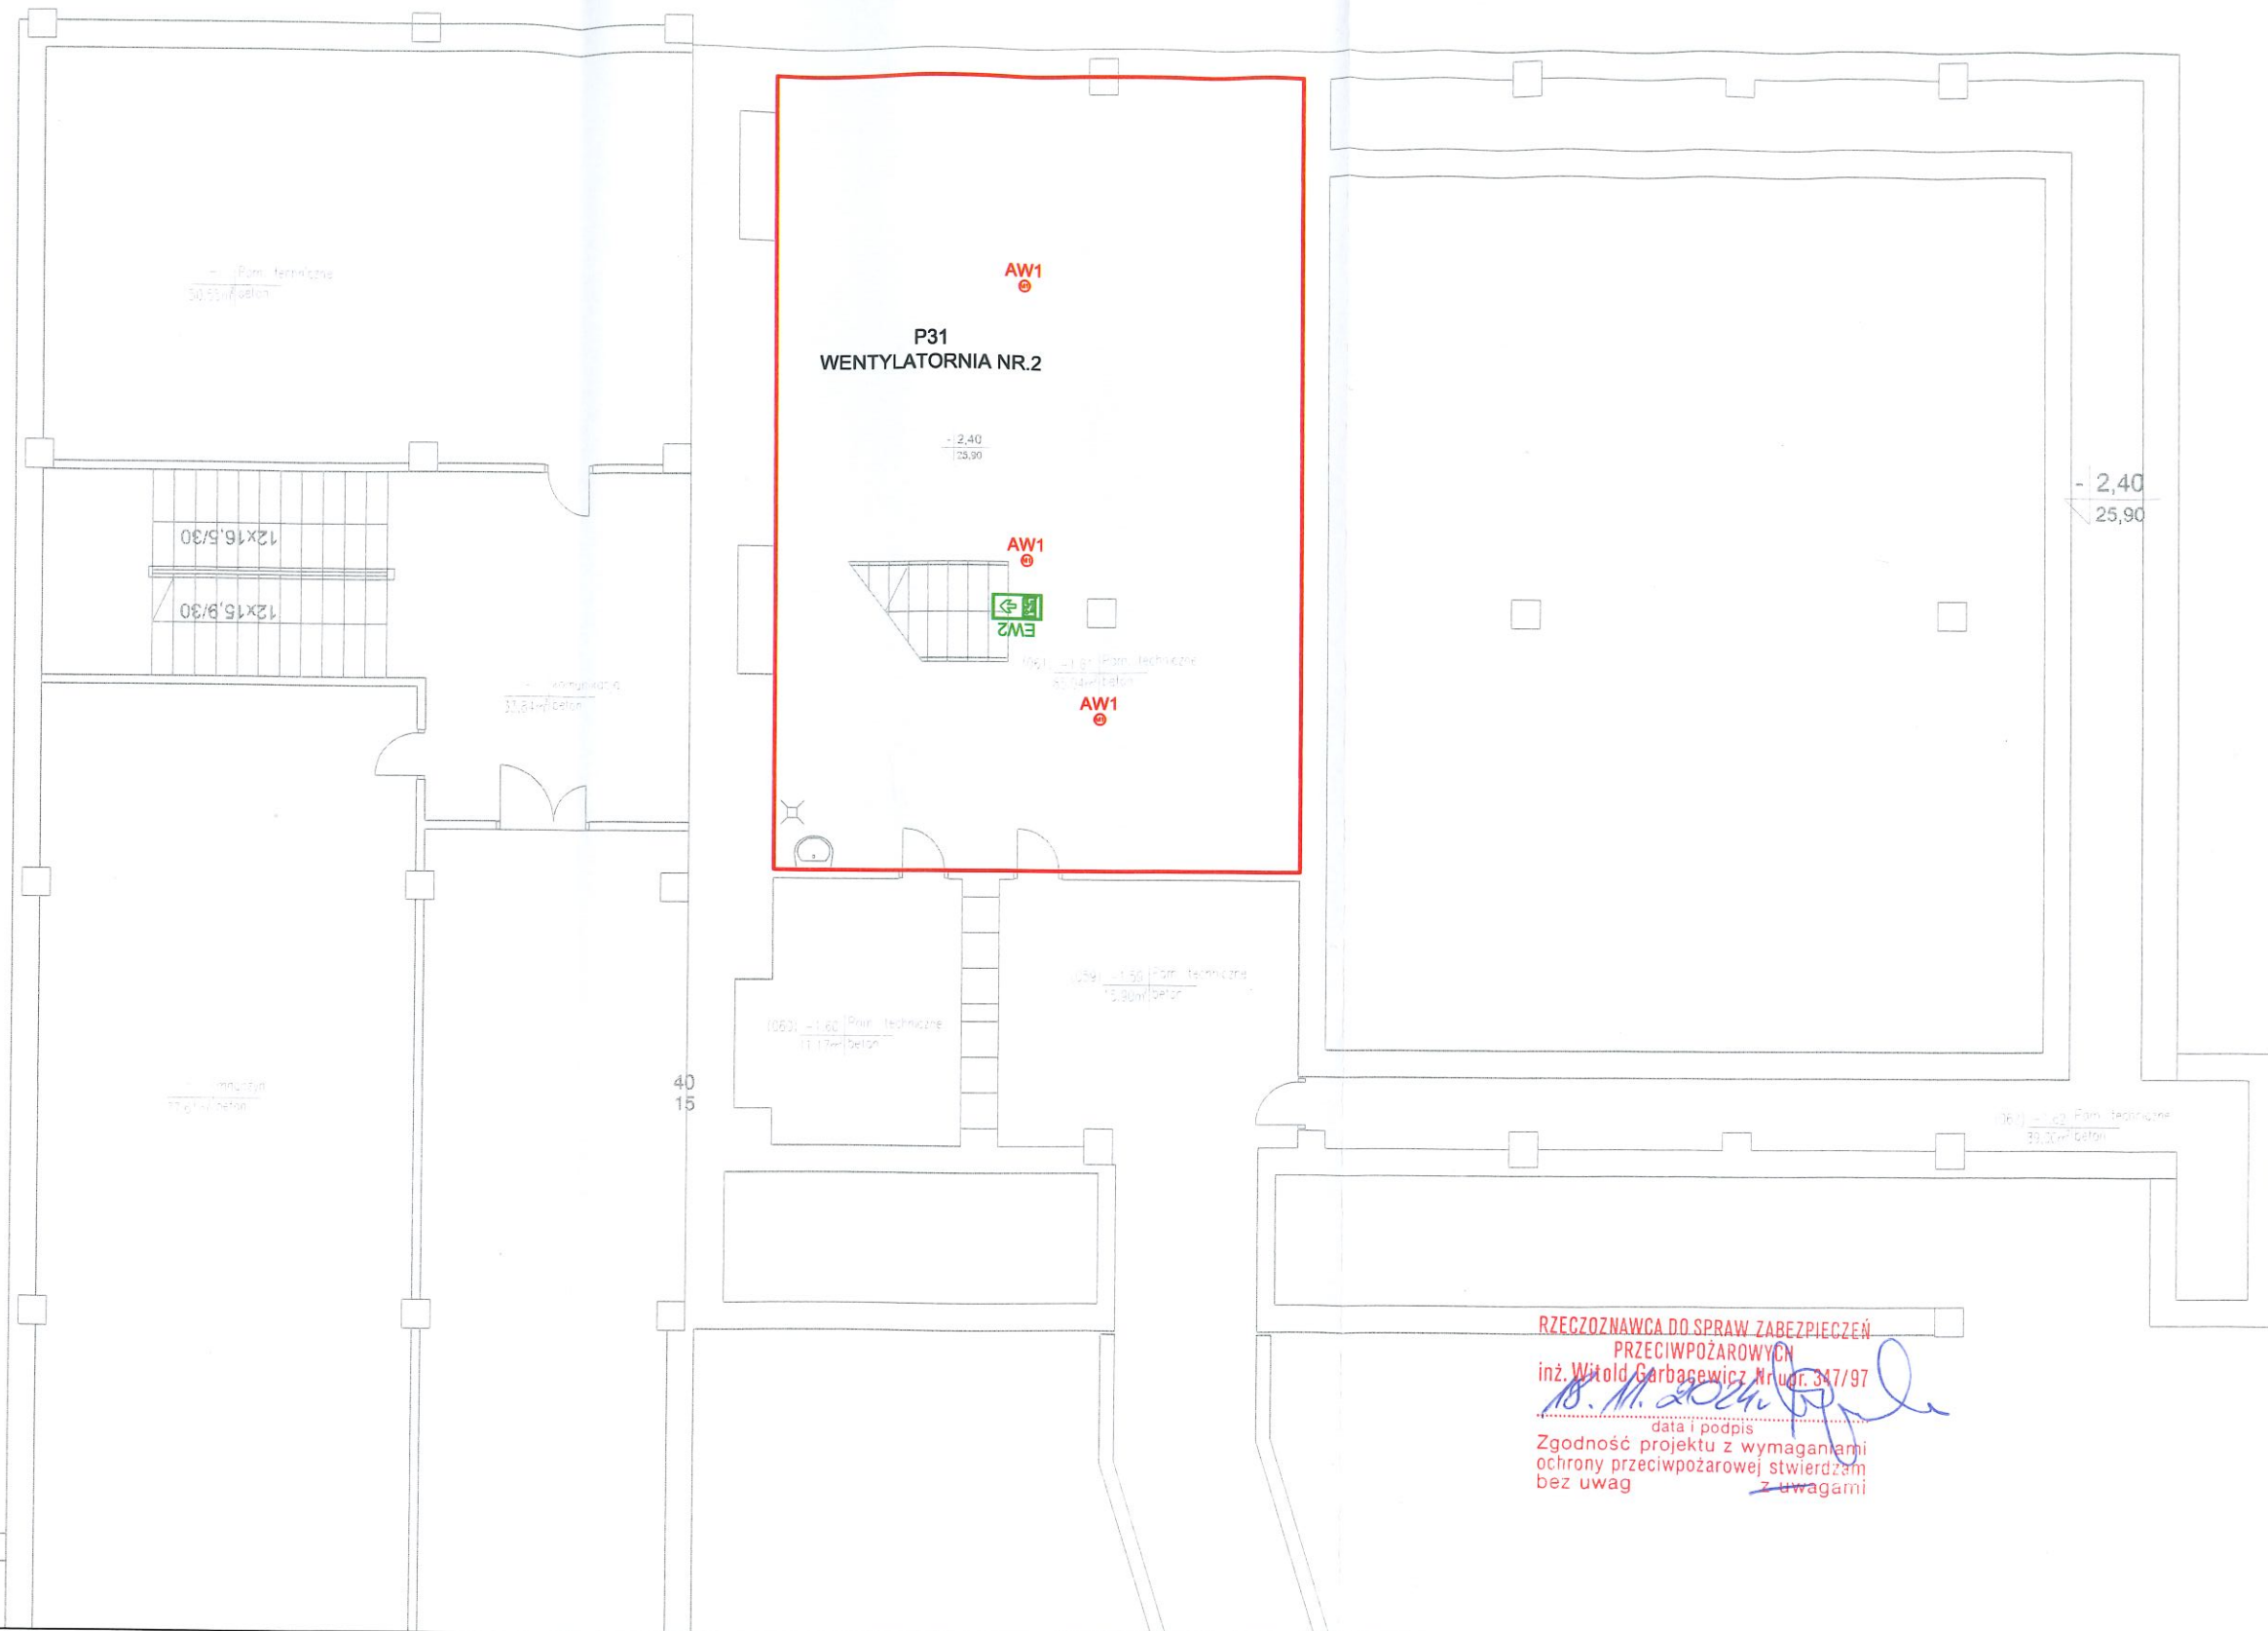

RZECZPOZNAWCA DO SPRAW ZABEZPIECZEN
PRZECIWOPOŻAROWYCH
inż. Witold Garbaczewicz Nr. 347/97
data i podpis
Zgodność projektu z wymaganiami
ochrony przeciwpożarowej stwierdzam
bez uwag z uwagami

Część niska, poziom -1

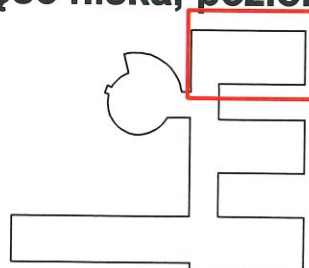


— zakres opracowania

Oprawy awaryjne TM Technologie CB	
AW1	ITECH M1 CBA W AW1, TM-IT.MICBA060W
AW2	ITECH C1 CBA W AW2, TM-IT.CICBA060W
AW3	DNTEC R M1 CBA W AW3, TM-DR.MICBA000W
AW4	DNTEC R C1 CBA W AW4, TM-DR.CICBA000W
AW5	DNTEC S W1 CBA W AW5, TM-AKC.OS010W
EW1	DNTEC S20 M2X CBA W EW1, EW2TM-S2.MXCBA060W
EW2	DNTEC S20 M2X CBA W EW1, EW2TM-S2.MXCBA060W + FLAGA TM-AKC.S206

Nr rew.	Opis zmian	Data	Projektant	Sprawdzający
Nazwa inwestycji:	Zaprojektowanie i wykonanie modernizacji wentylacji i klimatyzacji w budynku Collegium Biomedicum GUM zgodnie z umową nr GUM2022UP0411 z dnia 08.11.2022 roku			
Obiekt:	Budynek CBM na terenie UCK			
Adres:	Uniwersyteckie Centrum Kliniczne ul. Dębinki 7			
Nazwa rysunku:	Projekt instalacji oświetlenia ewakuacyjnego Część niska, poziom -1, wentylatornia nr. 2			
Stanowisko:	Stanowisko:	Nr uprawnień	Podpis	
Opracował:	mgr inż. Zbigniew Konopka	Upr. Nr.: POM/0238/PBE/21		
Opracował:	mgr inż. Marcin Cyrocki	Upr. Nr.: POM/0319/PBE/18		
Opracował:				
Opracował:				

PROREM
AGRO
80-822 Gdańsk
ul. Żabi Kruk 16
tel./fax: 058 301 67 59
info@prorenagro.com.pl
Branża: Elektryczna
Nr proj: 477
Faza:
Data: 11.2024
Skala: 1/100

Część niska, poziom -1

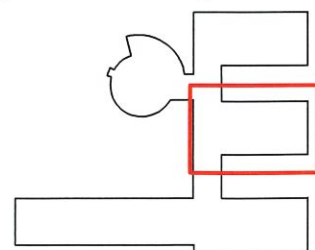

 – zakres opracowania


	Oprawy awaryjne TM Technologie CB
AW1	ITECH M1 CBA W AW1, TM-IT.MICBA060W
AW2	ITECH C1 CBA W AW2, TM-IT.CICBA060W
AW3	DNTEC R M1 CBA W AW3, TM-DR.MICBA000W
AW4	DNTEC R C1 CBA W AW4, TM-DR.CICBA000W
AW5	DNTEC S W1 CBA W AW5, TM-AKC.DS010W
EW1	DNTEC S20 M2X CBA W EW1, EW2TM-S2.MXCBA060W
EW2	DNTEC S20 M2X CBA W EW1, EW2TM-S2.MXCBA060W * FLAGA TM-AKC.S206

inż. Witold Garbacewicz Nr upr. 347/97


112. Witold Gądołec, Nr opr. 347/97

data i podpis

 Zgodność projektu z wymaganiami
ochrony przeciwpożarowej stwierdzam
bez uwag z uwagami

Nr rew.	Opis zmian	Data	Projektant	Sprawdzający
Nazwa inwestycji:	Zaprojektowanie i wykonanie modernizacji wentylacji i klimatyzacji w budynku Collegium Biomedicum GUM zgodnie z umową nr GUM2022UP0411 z dnia 08.11.2022 roku		 80-822 Gdańsk ul. Żabi Kruk 16 tel./fax: 058 301 67 59 info@proremagro.com.pl	
Objekt:	Budynek CBM na terenie UCK			
Adres:	Uniwersyteckie Centrum Kliniczne ul. Dębinka 7			
Nazwa rysunku:	Projekt instalacji oświetlenia ewakuacyjnego Część niska, poziom -1, wentylatornia nr. 3			
Stanowisko:	Stanowisko:	Nr uprawnień	Podpis	Branża: Elektryczna Nr proj: 477 Faza: Data: 11.2024 Skala: 1/100
Opracował:	mgr inż. Zbigniew Konopka	Upr. Nr.: POM/0239/PBE/21		
Opracował:	mgr inż. Marcin Cyrocki	Upr. Nr.: POM/0319/PBE/18		
Opracował:				
Opracował:				

Część niska, poziom -1

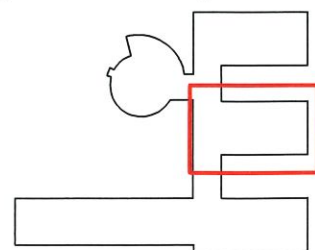

— zakres opracowania


	Oprawy awaryjne TM Technologie CB
AW1	ITECH M1 CBA W AW1, TM-IT.MICBA060W
AW2	ITECH C1 CBA W AW2, TM-IT.CICBA060W
AW3	DNTEC R M1 CBA W AW3, TM-DR.MICBA000W
AW4	DNTEC R C1 CBA W AW4, TM-DR.CICBA000W
AW5	DNTEC S W1 CBA W AW5, TM-AKC.DS010W
EW1	DNTEC S20 M2X CBA W EW1, EW2TM-S2.MXCBA060W
EW2	DNTEC S20 M2X CBA W EW1, EW2TM-S2.MXCBA060W + FLAGA TM-AKC.S206


inż. Witold Garbacewicz Nr upr. 347/97

18.11.2024

data i podpis

 
Zgodność projektu z wymaganiami
ochrony przeciwpożarowej stwierdzam
bez uwag z uwagami

Nr rew.	Opis zmian	Data	Projektant	Sprawdzający
Nazwa inwestycji:	Zaprojektowanie i wykonanie modernizacji wentylacji i klimatyzacji w budynku Collegium Biomedicum GUM zgodnie z umową nr GUM2022UP0411 z dnia 08.11.2022 roku		 80-822 Gdańsk ul. Żabi Kruk 16 tel./fax: 058 301 67 59 info@proremagro.com.pl	
Objekt:	Budynek CBM na terenie UCK			
Adres:	Uniwersyteckie Centrum Kliniczne ul. Dębinki 7			
Nazwa rysunku:	Projekt instalacji oświetlenia ewakuacyjnego Część niska, poziom -1, wentylatornia nr. 3			
Stanowisko:	Stanowisko:	Nr uprawnień	Podpis	Branża: Elektryczna Nr proj: 477 Faza: Data: 11.2024 Skala: 1/100
Opracował:	mgr inż. Zbigniew Konopka	Upr. Nr.: POM/0239/PBE/21		
Opracował:	mgr inż. Marcin Cyrocki	Upr. Nr.: POM/0319/PBE/18		
Opracował:				
Opracował:				

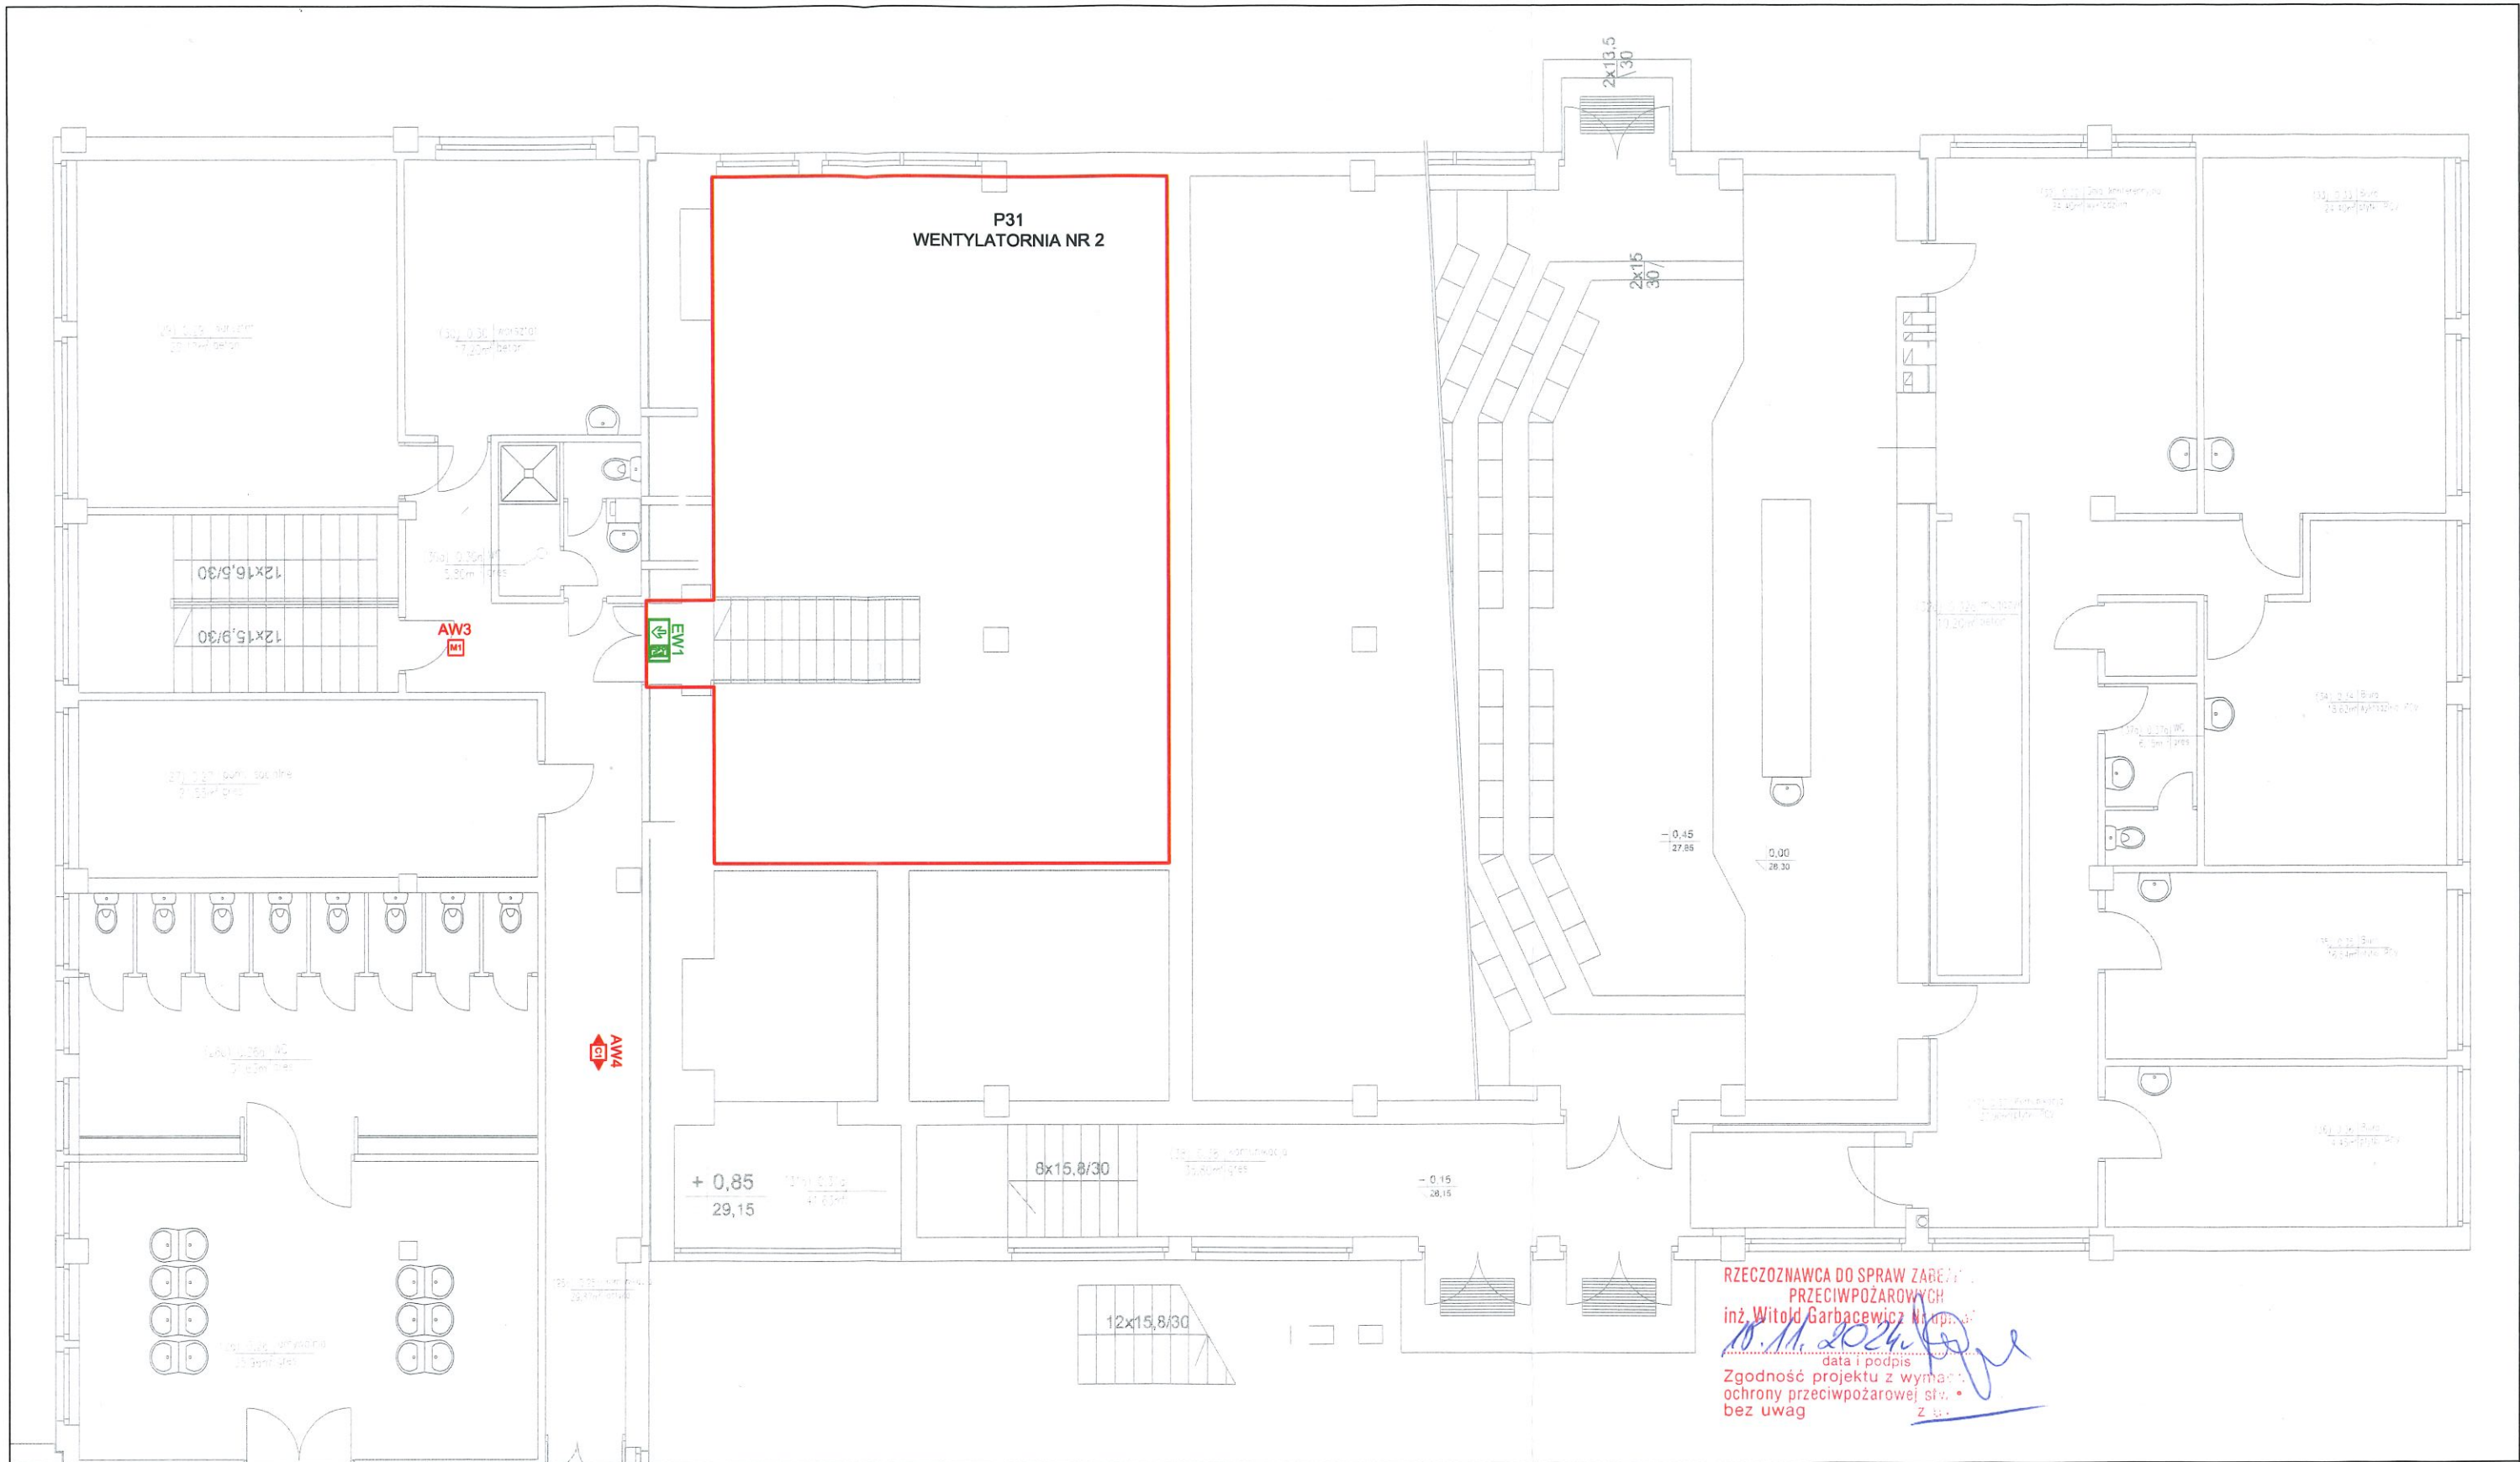

RZECZOZNAWCA DO SPRAW ZABEŁY
PRZECIWPOŻAROWYCH
inż. Witold Garbaczewicz M. inż. 47
18.11.2024
Zgodność projektu z wymaganiami
ochrony przeciwpożarowej słu. •
bez uwag Z. 11.


Część niska, poziom 0

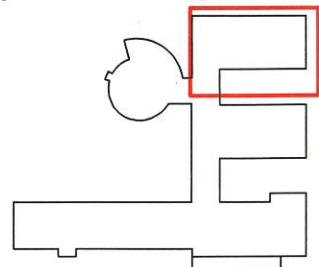

— zakres opracowania


Oprawy awaryjne TM Technologie CB	
AW1	ITECH M1 CBA W AW1, TM-IT.MICBA060W
AW2	ITECH C1 CBA W AW2, TM-IT.CICBA060W
AW3	DNTEC R M1 CBA W AW3, TM-DR.MICBA000W
AW4	DNTEC R C1 CBA W AW4, TM-DR.CICBA000W
AW5	DNTEC S W1 CBA W AW5, TM-AKC.QS010W
EW1	DNTEC S20 M2X CBA W EW1, EW2TM-S2.MXCBA060W
EW2	DNTEC S20 M2X CBA W EW1, EW2TM-S2.MXCBA060W
EW3	+ FLAGA TM-AKC.S206

Nr rew.	Opis zmian	Data	Projektant	Sprawdzający
Nazwa inwestycji:	Zaprojektowanie i wykonanie modernizacji wentylacji i klimatyzacji w budynku Collegium Biomedicum GUM zgodnie z umową nr GUM2022UP0411 z dnia 08.11.2022 roku			
Obiekt:	Budynek CBM na terenie UCK			
Adres:	Uniwersyteckie Centrum Kliniczne ul. Dębinki 7			
Nazwa rysunku:	Projekt instalacji oświetlenia ewakuacyjnego Część niska, poziom 0, wentylatornia nr. 2			
Stanowisko:	Stanowisko:	Nr uprawnień	Podpis	Branża: Elektryczna
Opracował:	mgr inż. Zbigniew Konopka	Upr. Nr.: POM/0239/PBE/21		Nr proj: 477
Opracował:	mgr inż. Marcin Cyrocki	Upr. Nr.: POM/0319/PBE/18		Faza:
Opracował:				Data: 11.2024
Opracował:				Skala: 1/100

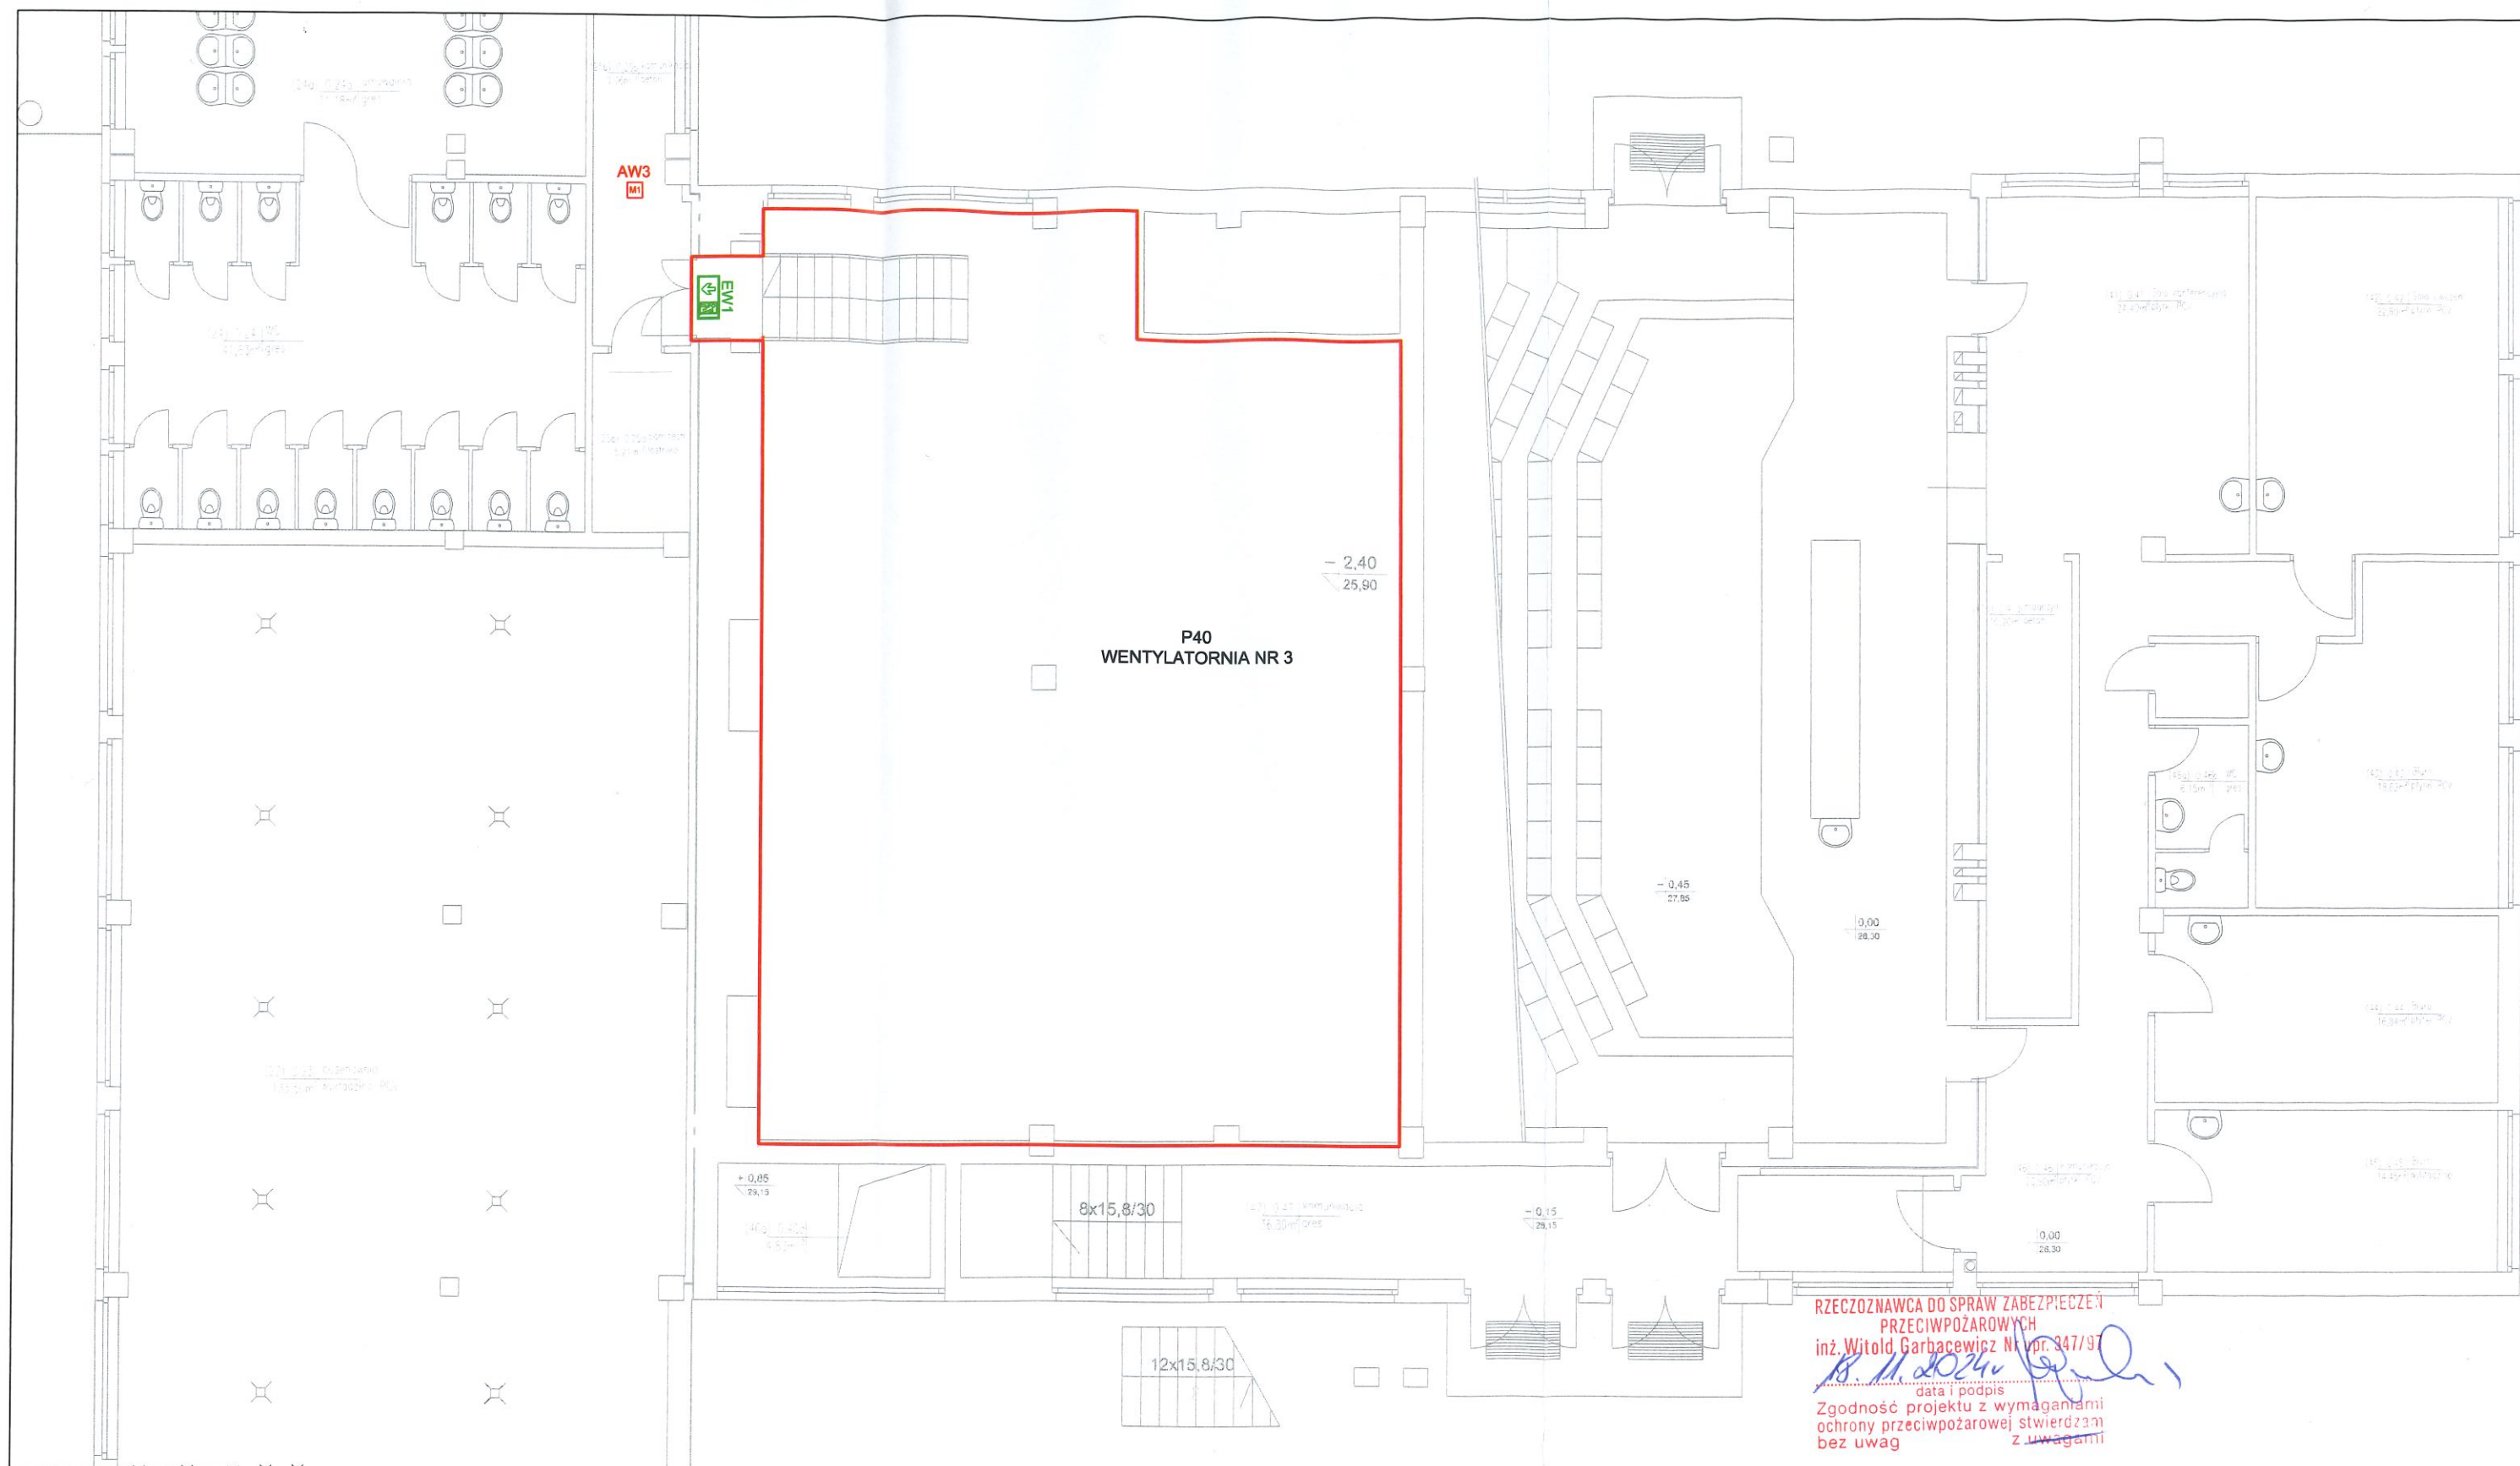

RZECZPOZNAWCA DO SPRAW ZABEZPIECZENIA
PRZECIWPOŻAROWYCH
inż. Witold Garbaczewski Nr. upr. 347/97
18.11.2024
Zgodność projektu z wymaganiami
ochrony przeciwpożarowej stwierdzam
bez uwag z uwagami

Część niska, poziom 0

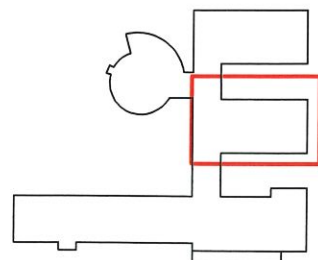


— zakres opracowania

Oprawy awaryjne TM Technologie CB	
AW1	ITECH MI CBA W AW1, TM-IT.MICBA060W
AW2	ITECH CI CBA W AW2, TM-IT.CICBA060W
AW3	ONTEC R MI CBA W AW3, TM-DR.MICBA000W
AW4	ONTEC R CI CBA W AW4, TM-DR.CICBA000W
AW5	ONTEC S W1 CBA W AW5, TM-AKC.QS010W
EW1	ONTEC S20 M2X CBA W EW1, EW2TM-S2.MXCBA060W
EW2	ONTEC S20 M2X CBA W EW1, EW2TM-S2.MXCBA060W
EW3	+ FLAGA TM-AKC.S206

Nr rew.	Opis zmian	Data	Projektant	Sprawdzający
Nazwa inwestycji:	Zaprojektowanie i wykonanie modernizacji wentylacji i klimatyzacji w budynku Collegium Biomedicum GUM zgodnie z umową nr GUM2022UP0411 z dnia 08.11.2022 roku		PROREM AGRO	
Objekt:	Budynek CBM na terenie UCK			
Adres:	Uniwersyteckie Centrum Kliniczne ul. Dębinki 7		80-822 Gdańsk ul. Żabi Kruk 16 tel./fax: 058 301 67 59 info@proremagro.com.pl	
Nazwa rysunku:	Projekt instalacji oświetlenia ewakuacyjnego Część niska, poziom 0, wentylatornia nr. 3			
Stanowisko:	Stanowisko:	Nr uprawnień	Podpis	Branża: Elektryczna
Opracował:	mgr inż. Zbigniew Konopka	Upr. Nr: POM/0239/PBE/21		Nr. proj: 477
Opracował:	mgr inż. Marcin Cyrocki	Upr. Nr: POM/0319/PBE/18		Faza:
Opracował:				Data: 11.2024
Opracował:				Skala: 1/100

SCHEMAT ZASILANIA CENTRALNEJ BATERII OŚWIETLENIA EWAKUACYJNEGO

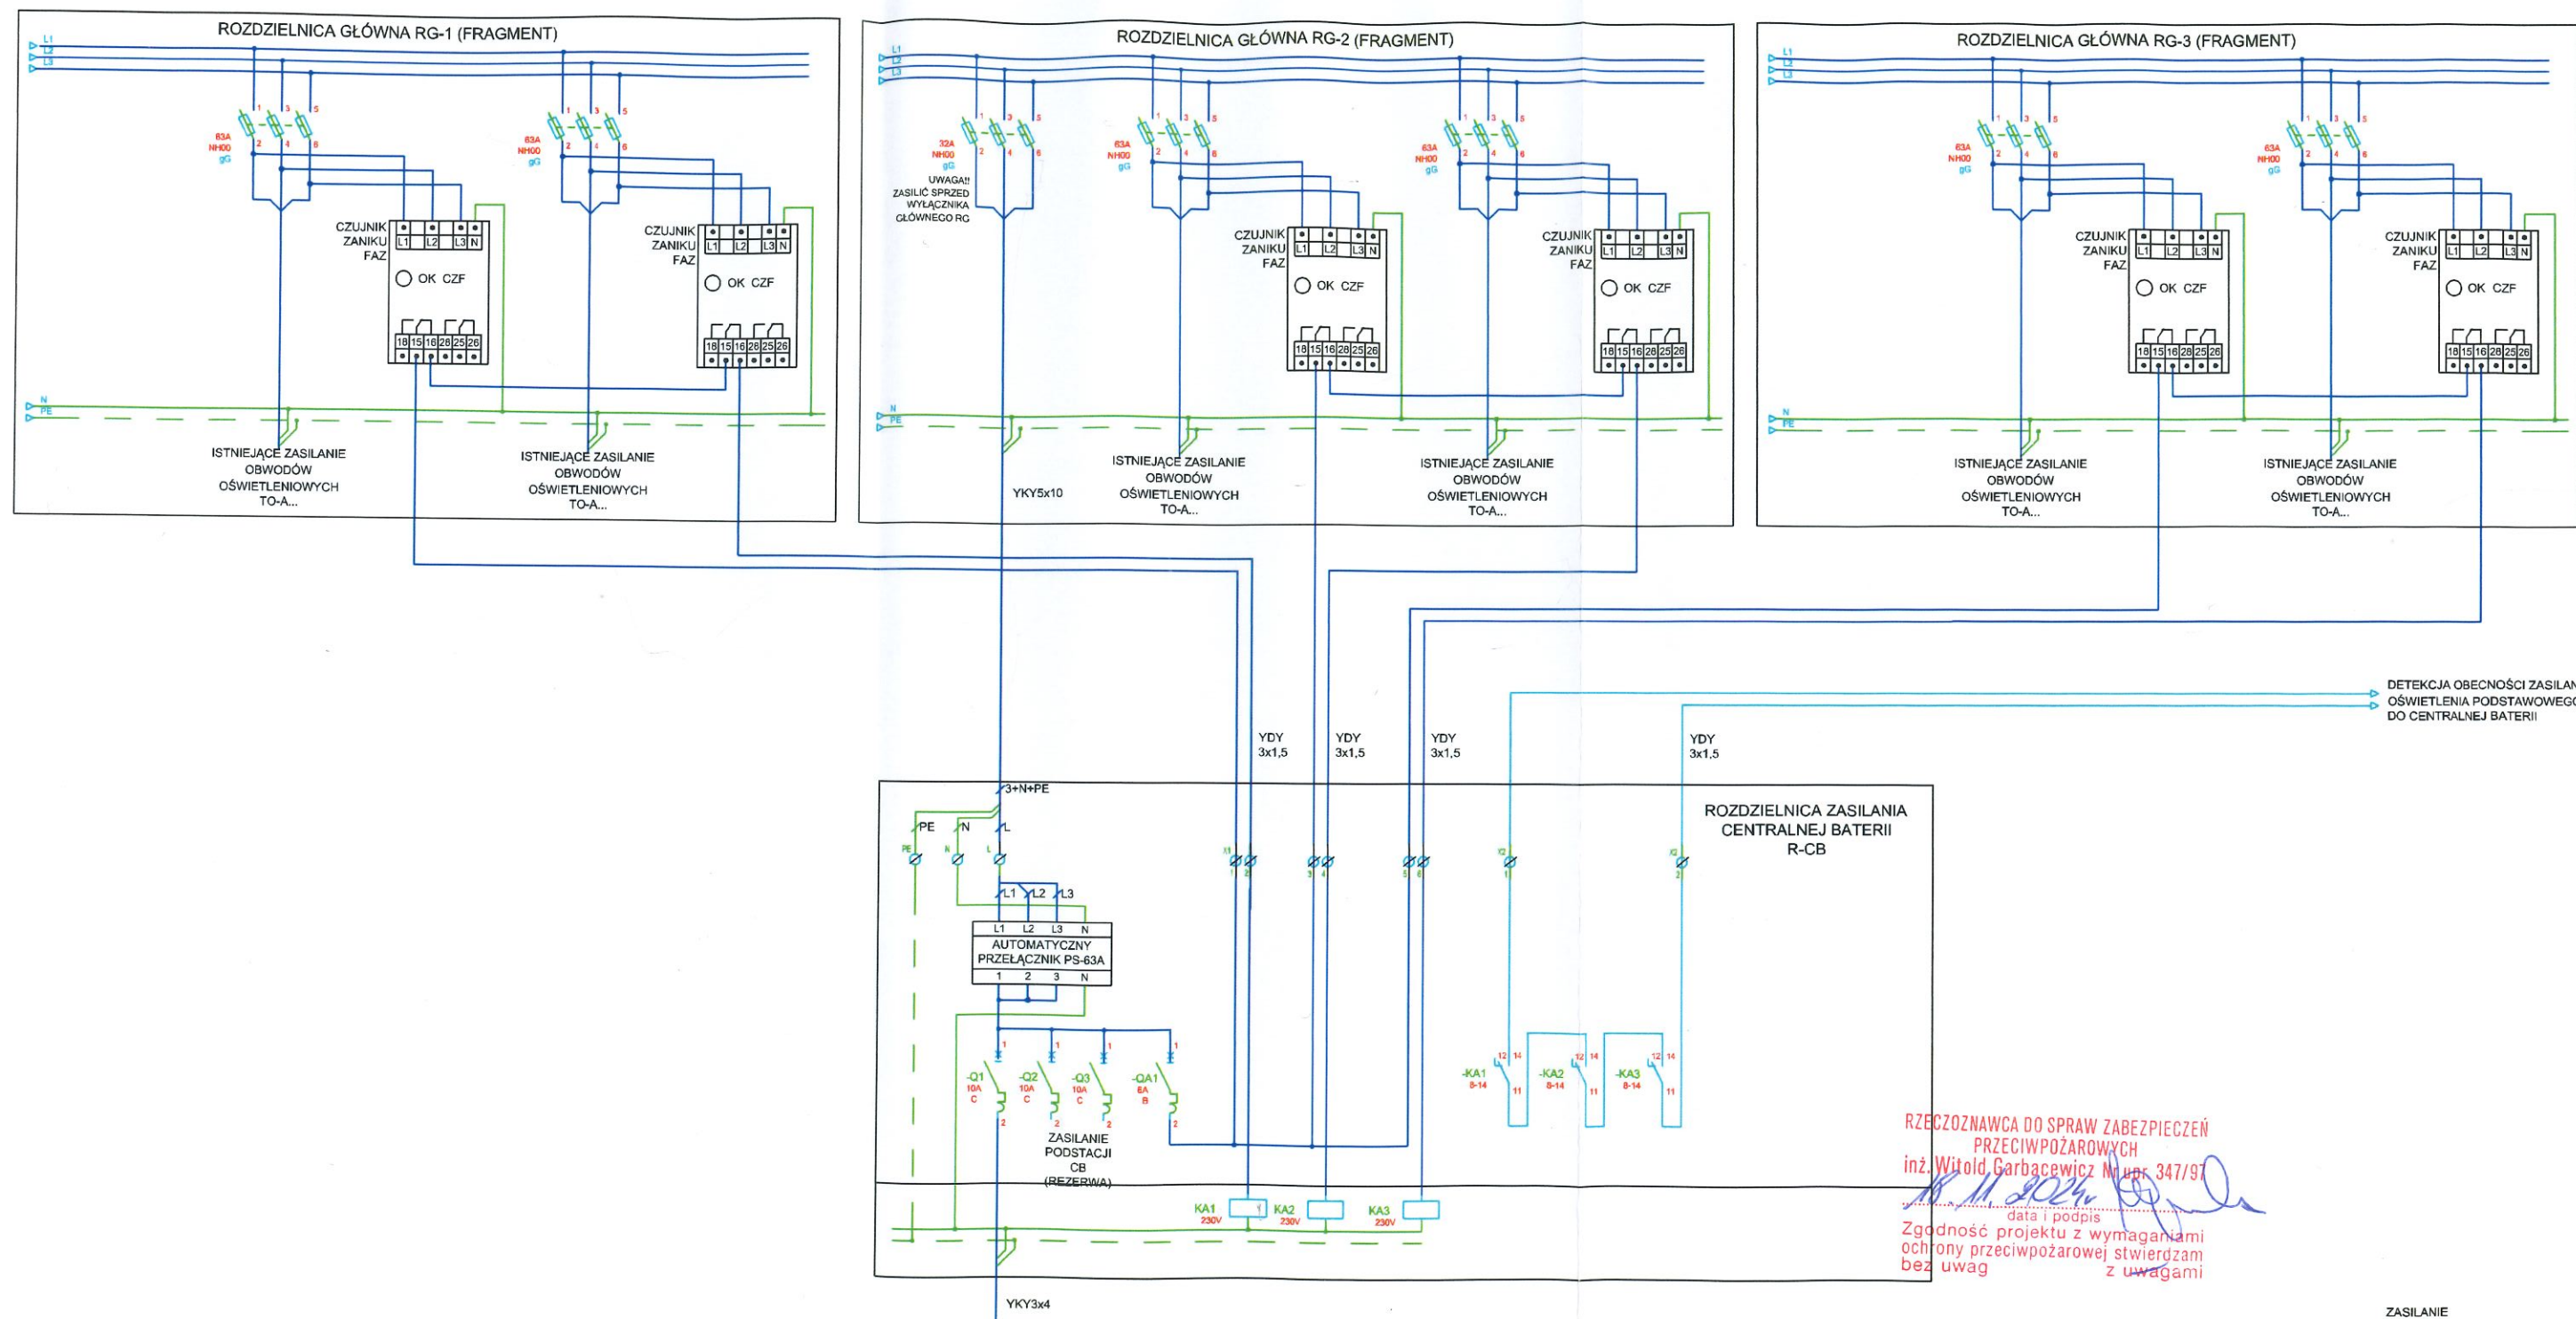



RZECZOZNAWCA DO SPRAW ZABEZPIECZEŃ
PRZECIWPÓŻAROWYCH
inż. Witold Garbacewicz Nr upr. 347/97
data i podpis
Zgodność projektu z wymaganiami
ochrony przeciwpożarowej stwierdzam
bez uwag z uwagami

Nr rew.	Opis zmian	Data	Projektant	Sprawdzający
Nazwa inwestycji:	Zaprojektowanie i wykonanie modernizacji wentylacji i klimatyzacji w budynku Collegium Biomedicum GUM zgodnie z umową nr GUM2022UP0411 z dnia 08.11.2022 roku			
Obiekt:	Budynek CBM na terenie UCK			
Adres:	Uniwersyteckie Centrum Kliniczne ul. Dębinki 7			
Nazwa rysunku:	Schemat zasilania centralnej baterii oświetlenia ewakuacyjnego poziom -1, CZĘŚĆ 1			
Stanowisko:	Stanowisko:	Nr uprawnień	Podpis	Branża: Elektryczna
Opracował:	mgr inż. Zbigniew Konopka	Upr. Nr.: POM/0239/PBE/21		Nr: 477
Opracował:	mgr inż. Marcin Cyrocki	Upr. Nr.: POM/0319/PBE/18		Faza:
Opracował:				Data: 11.2024
Opracował:				Skala: 1/100

PROREM AGRO

80-822 Gdańsk
ul. Żabi Kruk 16
tel./fax: 058 301 67 59
info@proremagro.com.pl


SCHEMAT CENTRALNEJ BATERII OŚWIETLENIA EWAKUACYJNEGO

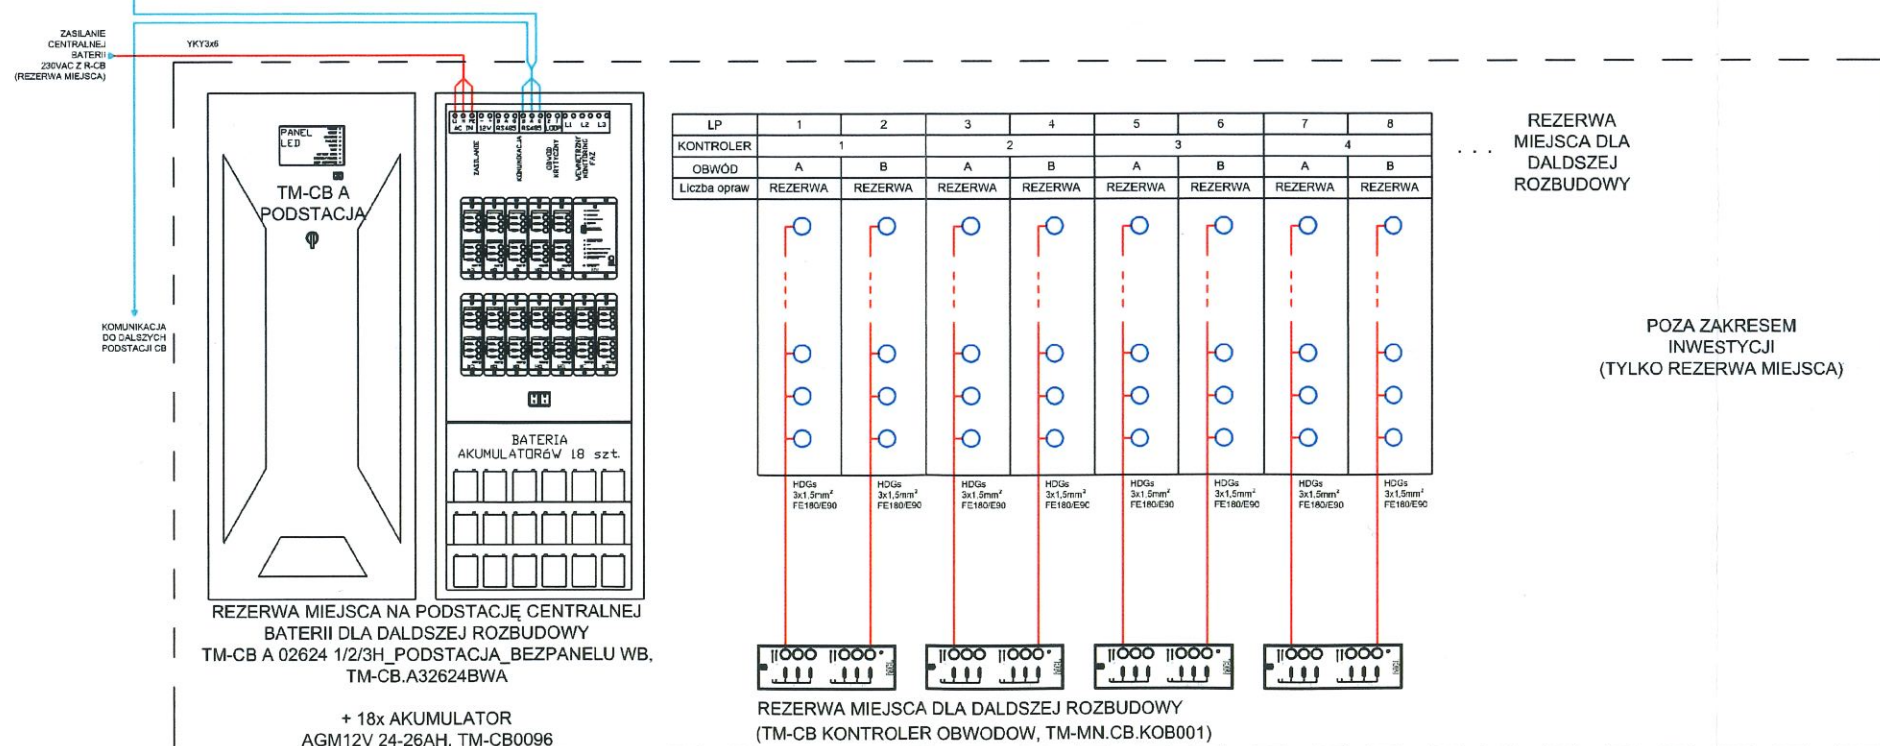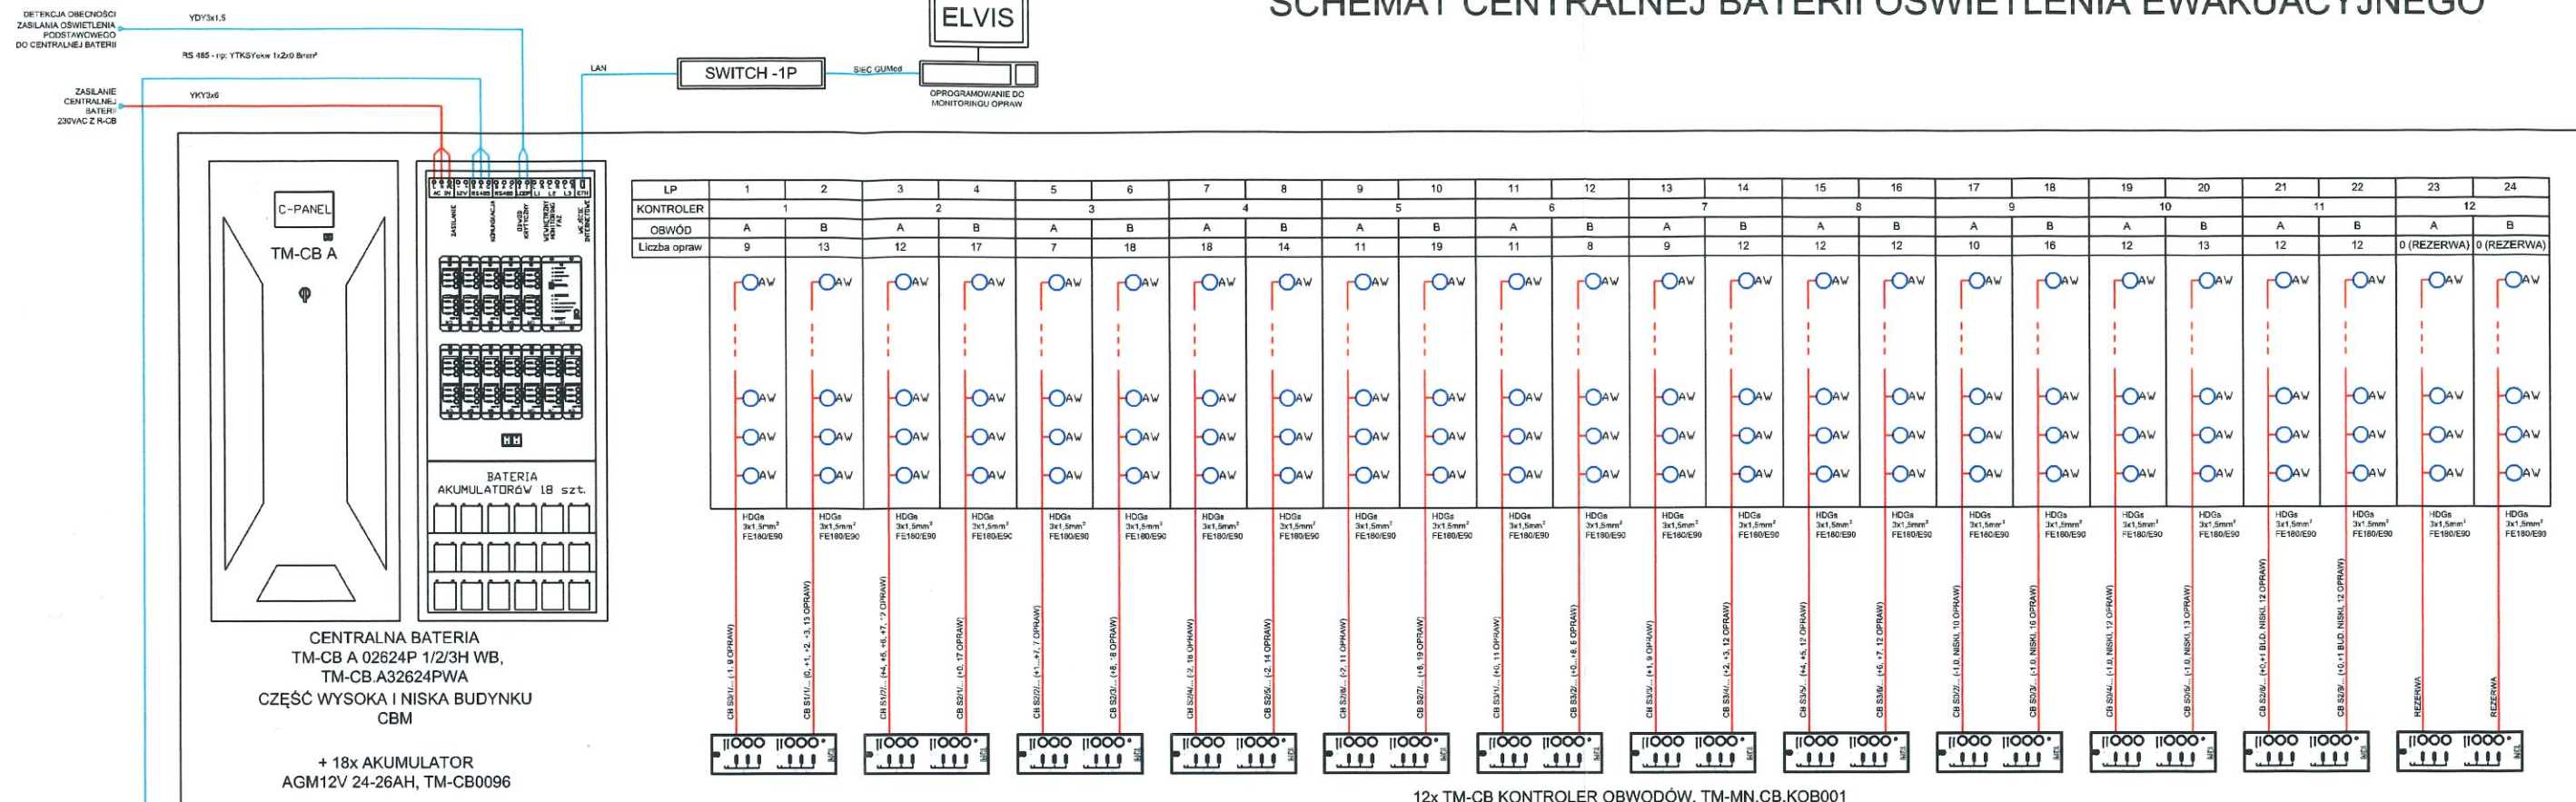

Uwagi:

Kontroler obwodów:	Obsługuje 2 obwody wyjściowe – na każdy max. 20 opraw o łącznej mocy do 540[VA]
Aby zapewnić monitoring zasilania opraw oświetlenia podstawowego w danej strefie pożarowej, Czujnik zaniku fazy należy umieścić w tablicy bezpiecznikowej, z której zasilane są obwody tego oświetlenia.	
Wymiary [W x S x G][mm]	1200x500x400

 RZECZPOZNAWCA DO SPRAW ZABEZPIECZENIA
PRZECIWOPOŻAROWYCH
inż. Witold Garbacewicz Nr. dop. 347/97
data i podpis
Zgodność projektu z wymaganiami
ochrony przeciwpożarowej stwierdza się
bez uwag

Nr rew.	Opis zmian	Data	Projektant	Sprawdzający
Nazwa inwestycji:	Zaprojektowanie i wykonanie modernizacji wentylacji i klimatyzacji w budynku Collegium Biomedicum GUM zgodnie z umową nr GUM2022UP0411 z dnia 08.11.2022 roku		PROREM AGRO 80-822 Gdańsk ul. Żabł Kruk 16 tel./fax: 058 301 67 59 info@proremagro.com.pl	
Objekt:	Budynek CBM na terenie UCK			
Adres:	Uniwersyteckie Centrum Kliniczne ul. Dębinki 7			
Nazwa rysunku:	Schemat centralnej baterii oświetlenia ewakuacyjnego poziom -1, CZĘŚĆ 2			
Stanowisko:	Stanowisko:	Nr uprawnień		
Opracował:	mgr inż. Zbigniew Konopka	Upr. Nr: POM/0239/PBE/21		Branża: Elektryczna
Opracował:	mgr inż. Marcin Cyrocki	Upr. Nr: POM/0319/PBE/18		Nr: 477
Opracował:				Faza:
Opracował:				Data: 11.2024
				Skala: 1/100