


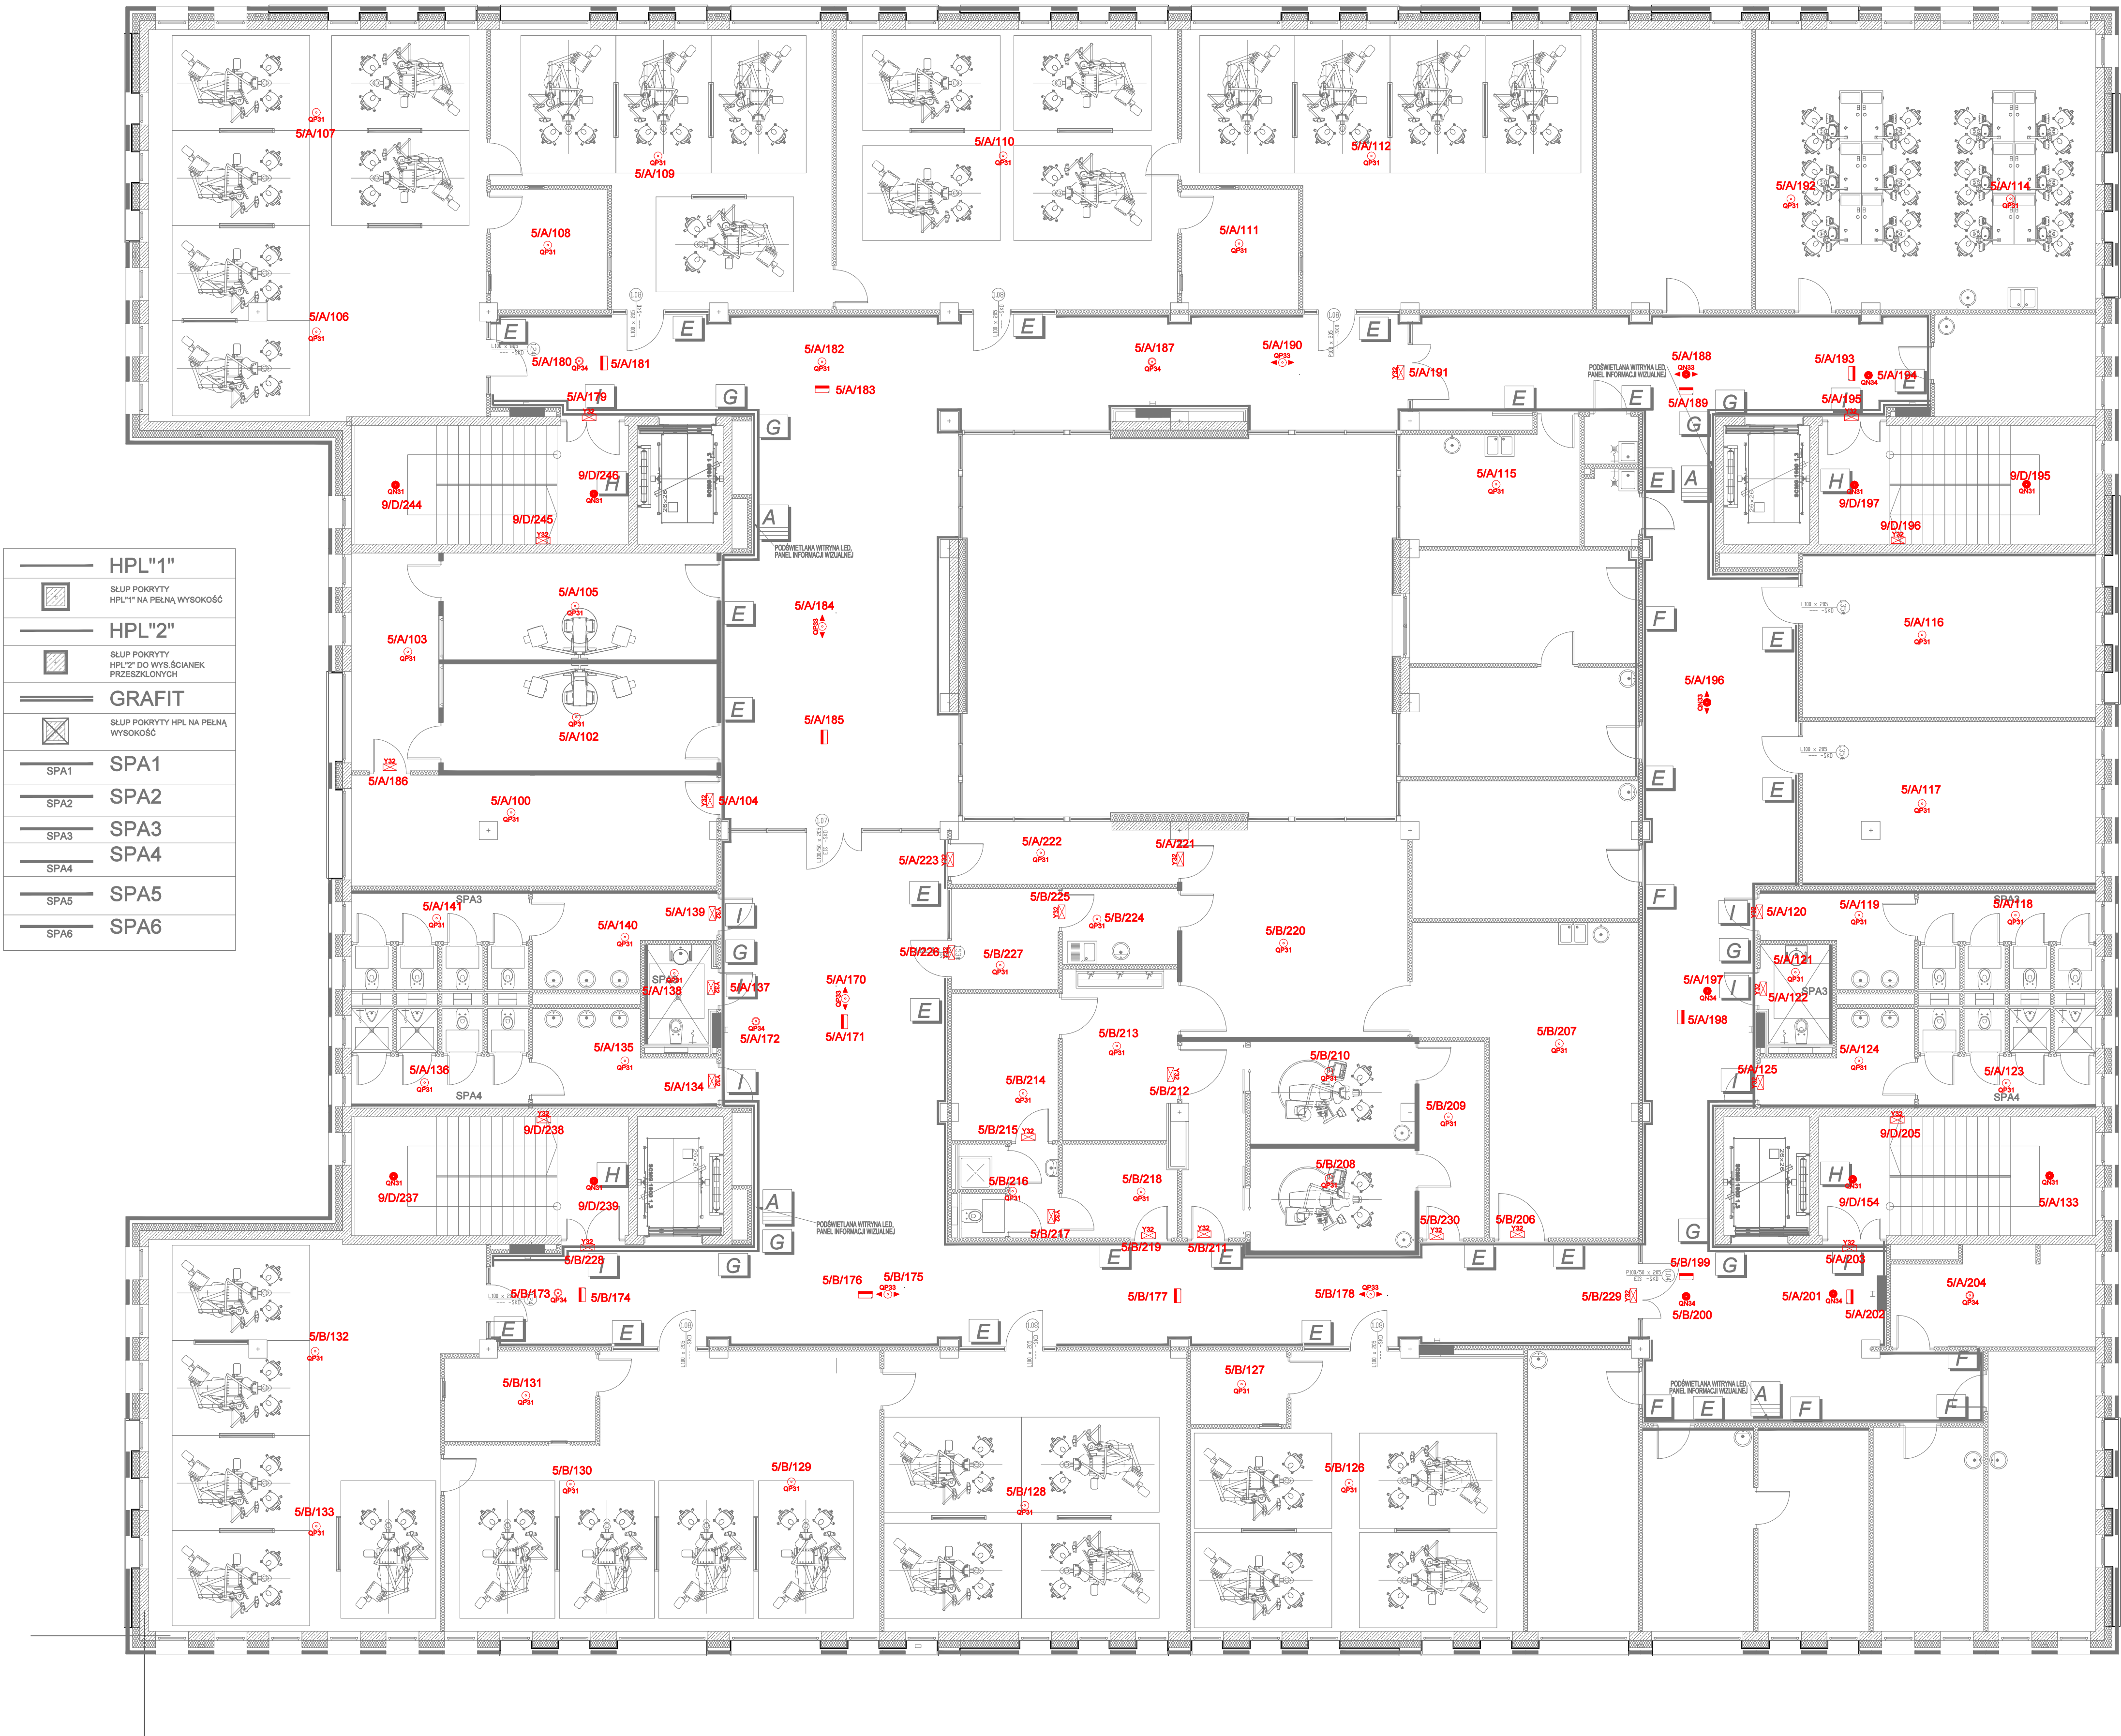

LEGENDA - INSTALACJA OŚWIETLENIA:	
	Oprawa oświetlenia awaryjnego 1xLED, 3W, 350lm, IP65, oprawa nastropowa, optyka otwarta, 1h, RU, SE lub równoważna o takich samych parametrach bądź lepszych
	Oprawa oświetlenia awaryjnego 1xLED, 3W, 375lm, IP65, oprawa do wbudowania, optyka otwarta, 1h, RU, SE lub równoważna o takich samych parametrach bądź lepszych
	Oprawa oświetlenia awaryjnego 1xLED, 3W, 370lm, IP65/20, oprawa do wbudowania, optyka korytarzowa, 1h, RU, SE lub równoważna o takich samych parametrach bądź lepszych
	Oprawa oświetlenia awaryjnego 1xLED, 3W, 370lm, IP65/20, oprawa natynkowa, optyka korytarzowa, 1h, RU, SE lub równoważna o takich samych parametrach bądź lepszych
	Oprawa oświetlenia awaryjnego 1xLED, 3W, 390lm, IP65/20, oprawa nastropowa, optyka otwarta, 1h, RU, SE lub równoważna o takich samych parametrach bądź lepszych
	Oprawa oświetlenia awaryjnego 1xLED, 3W, 390lm, IP65/20, oprawa nastropowa, optyka otwarta, 1h, RU, SE lub równoważna o takich samych parametrach bądź lepszych
	Oprawa oświetlenia awaryjnego 1xLED, 6W, 590lm, IP65, oprawa nastropowa, optyka otwarta, 1h, RU, SE lub równoważna o takich samych parametrach bądź lepszych
	Oprawa oświetlenia awaryjnego 1xLED, 3W, 360lm, IP65, oprawa nastropowa lub do wbudowania, optyka otwarta, 1h, RU, SE + przelika HTR-25 lub równoważna o takich samych parametrach bądź lepszych
	Oprawa oświetlenia ewakuacyjnego 1xLED, 1W, 130lm, IP65, oprawa nastropowa lub naścienna, oprawa jednostronna, 1h, RU, SA lub równoważna o takich samych parametrach bądź lepszych
	Oprawa oświetlenia ewakuacyjnego 1xLED, 1W, 130lm, IP65, oprawa nastropowa lub naścienna, oprawa dwustronna, 1h, RU, SA lub równoważna o takich samych parametrach bądź lepszych
	Oprawa oświetlenia ewakuacyjnego 1xLED, 1W, 130lm, IP65, oprawa nastropowa lub naścienna, oprawa dwustronna, 1h, RU, SA, wyposażona w uchwyty gips/karton lub równoważna o takich samych parametrach bądź lepszych

DOKUMENTACJA POWYKONAWCZA

04	Aktualizacja sufitów podwieszanych - zamiana typu opraw	18.02.2025	Szymon Szulc
03	Dodanie adresu czujnika temperatury i CO2 sala farmakowa 24, Okr. Kłkczne 7	02.08.2024	Marcin Łukowiak
03	Zmiana adresu czujnika temperatury i CO2 Sekretariat 37, Pom. prac dydaktycznych 38	02.08.2024	Marcin Łukowiak
02	Przesunięcie opraw awaryjnych przy przyciskach ROP,	27.05.2024	Marcin Łukowiak
01	Dostosowanie oświetlenia dla nowych pomieszczeń, dostosowanie opraw pod slatę sufitów	13.03.2024	Marcin Łukowiak

Jednostka projektowa:		Sp. z o.o. ul. Korpia 13c 61-619 Poznań	
Inwestor: Uniwersyteckie Centrum Stomatologiczne Gdańskiego Uniwersytetu Medycznego, 80-204 Gdańsk, ul. Dębowa 1a.			
Adres inwestycji: Gdańsk ul. Marii Skłodowskiej-Curie, działka nr 29/3			
Nazwa inwestycji: Wielobranżowa dokumentacja projektowa Uniwersyteckiego Centrum Stomatologicznego.			
Projektant instalacji elektrycznych: mgr inż. Szymon Szulc	Opiekun: WKP0214/POOE/18	Podpis: 	
Opracował: mgr inż. Marcin Łukowiak	Składni opracowania: PROJEKT WYKONAWCZY	Data opracowania: 02.2024r.	Skala: 1:100
Instalacja oświetlenia awaryjnego - RZUT PIĘTRA I		Brzoza: Elektryczna IE_203.1	