


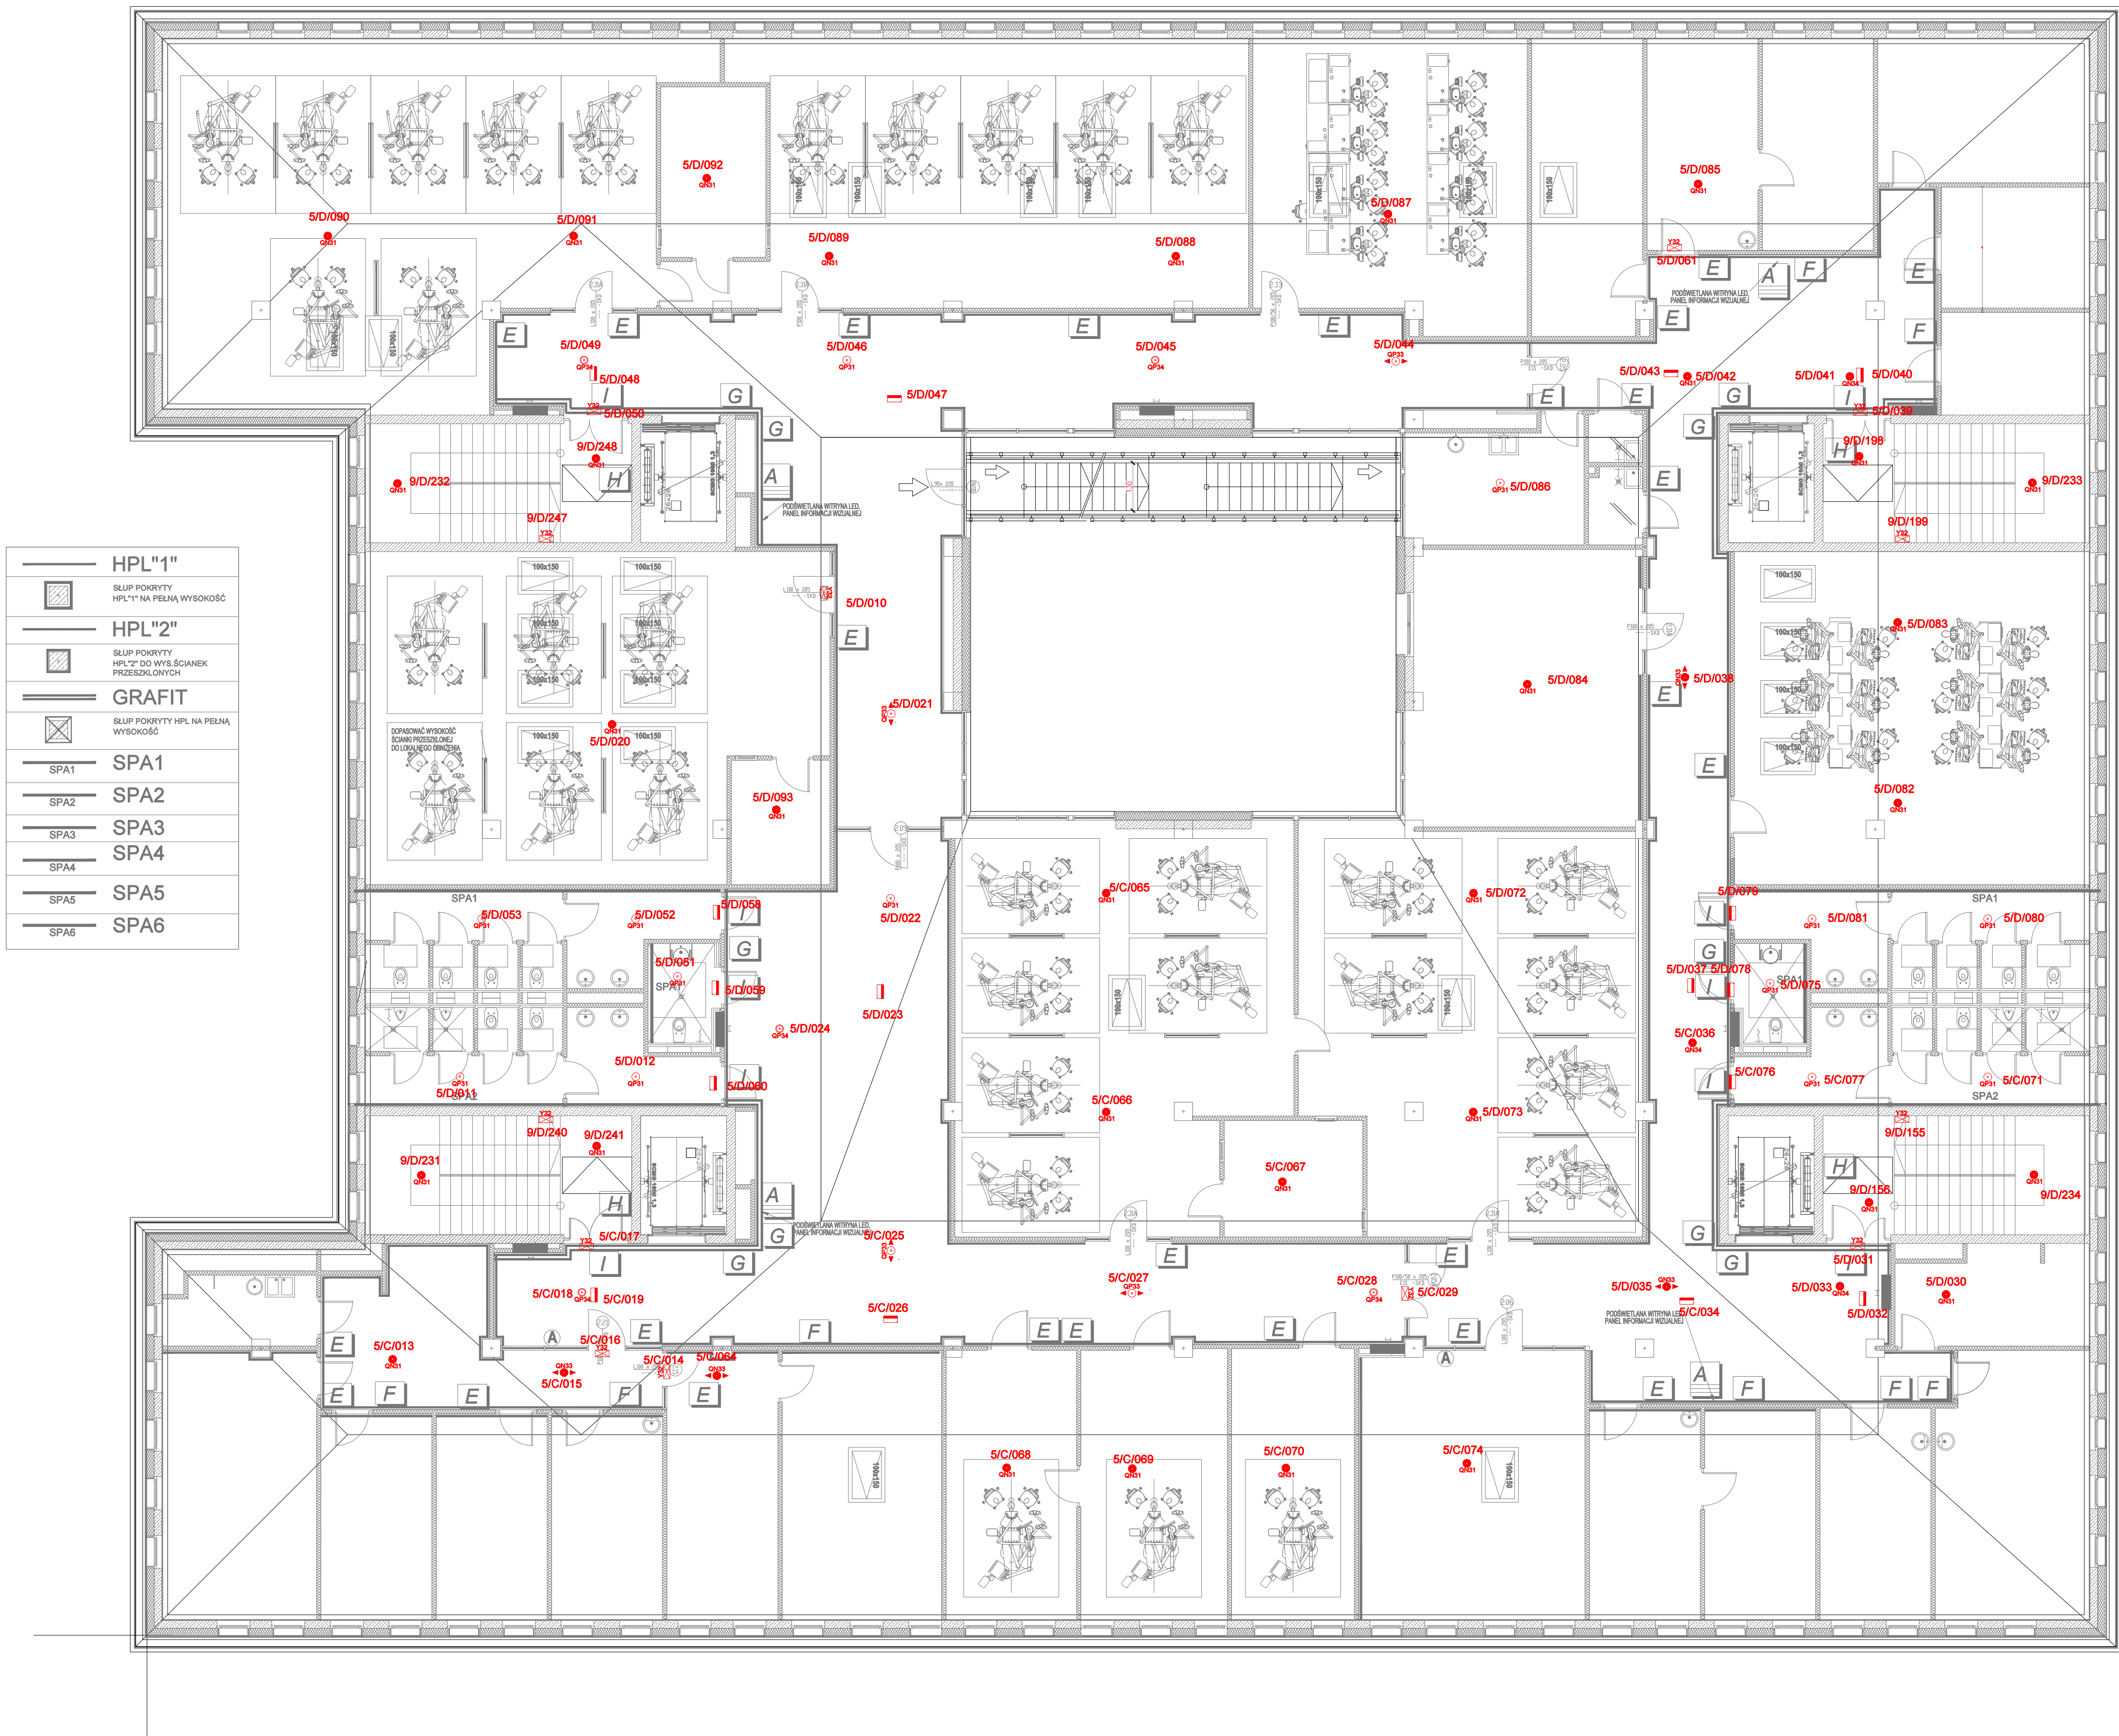

LEGENDA - INSTALACJA OŚWIETLENIA:

-  Oprawa oświetlenia awaryjnego 1xLED, 3W, 350lm, IP65, oprawa nastropowa, optyka otwarta, 1h, RU, SE lub równoważna o takich samych parametrach bądź lepszych
-  Oprawa oświetlenia awaryjnego 1xLED, 3W, 375lm, IP65/20, oprawa do wbudowania, optyka otwarta, 1h, RU, SE lub równoważna o takich samych parametrach bądź lepszych
-  Oprawa oświetlenia awaryjnego 1xLED, 3W, 370lm, IP65/20, oprawa do wbudowania, optyka korylarzowa, 1h, RU, SE lub równoważna o takich samych parametrach bądź lepszych
-  Oprawa oświetlenia awaryjnego 1xLED, 3W, 390lm, IP65/20, oprawa do wbudowania, optyka otwarta, 1h, RU, SE lub równoważna o takich samych parametrach bądź lepszych
-  Oprawa oświetlenia awaryjnego 1xLED, 3W, 390lm, IP65/20, oprawa nastropowa, optyka otwarta, 1h, RU, SE lub równoważna o takich samych parametrach bądź lepszych
-  Oprawa oświetlenia awaryjnego 1xLED, 6W, 580lm, IP65, oprawa nastropowa, optyka otwarta, 1h, RU, SE lub równoważna o takich samych parametrach bądź lepszych
-  Oprawa oświetlenia awaryjnego, 1xLED, 3W, 360lm, IP65, oprawa nastropowa lub do wbudowania, optyka otwarta, 1h, RU, SE + grajka HTR-25 lub równoważna o takich samych parametrach bądź lepszych
-  Oprawa oświetlenia awaryjnego, 1xLED, 1W, 130lm, IP65, oprawa nastropowa lub naścienna, oprawa jednostronna, 1h, RU, SA lub równoważna o takich samych parametrach bądź lepszych
-  Oprawa oświetlenia awaryjnego, 1xLED, 1W, 130lm, IP65, oprawa nastropowa lub naścienna, oprawa dwustronna, 1h, RU, SA lub równoważna o takich samych parametrach bądź lepszych
-  Oprawa oświetlenia awaryjnego, 1xLED, 1W, 130lm, IP65, oprawa nastropowa lub naścienna, oprawa dwustronna, 1h, RU, SA, wyposażona w uchwyty gipskarton lub równoważna o takich samych parametrach bądź lepszych

DOKUMENTACJA
POWYKONAWCZA

04	Aktualizacja sufitów podwieszanych - zmiana typu opraw	18.02.2025	Szymon Szulc
03	Zmiana adresów czujników temperatury i CO2 pom. nr 12, Ow. Kliniczne 12, Ow. Kliniczne 12	02.08.2024	Marcin Łukowski
03	Dodanie adresów czujników temperatury i CO2 pom. nr 31, Ow. Kliniczne 16 pom 32	02.08.2024	Marcin Łukowski
02	Przeanalizowanie oporów awaryjnych przy projektach ROP	27.05.2024	Marcin Łukowski
01	Dostosowanie oświetlenia dla nowych pomieszczeń, dostosowanie opraw pod siatki sufitów	13.03.2024	Marcin Łukowski

Jednostka projektowa:

 Sp. z o.o.
ul. Karpi 13c
61-619 Poznań

Inwestor:

Uniwersyteckie Centrum Stomatologiczne Gdańskiego
Uniwersytetu Medycznego, 80-204 Gdańsk, ul. Dębowa 1a.

Adres inwestycji:

Gdańsk ul. Marii Skłodowskiej-Curie, działka nr 29/3

Nazwa inwestycji:

Wielobranżowa dokumentacja projektowa Uniwersyteckiego Centrum Stomatologicznego.

Projektant instalacji elektrycznych:

mgr inż. Szymon Szulc

Opis:

mgr inż. Marcin Łukowski

Stadium opracowania:

PROJEKT WYKONAWCZY

Data opracowania:

02.2024r.

Skala:

1:1000

Rzut:

Instalacja oświetlenia awaryjnego
RZUT PIĘTRA II

Brzoza:

Elektryczna

IE_204.1